


PROJEKT ZAGOSPODAROWANIA TERENU
PRZEBUDOWA ELEKTROENERGETYCZNEJ LINII nN
ULIC OSTROWSKIEJ I KS. KOWALKOWSKIEGO W RYTLU
INWESTOR : GMINA CZERSK

MAPA SYTUACYJNO-WYSOKOŚCIOWA
do celów projektowych
Skala 1:500

Woj: pomorskie
Powiat: chojnicki
Gmina: Czersk
DłobęRYTEL

Ark. mapy 334.322.102.104
KRG 591/2011
Tuchola, dn. 05.05.2011r.
Wyk. GEO-MAP
Biuro Usług Geodezyjnych
i Działu Nieruchomości
Marek Mysza
52 334 89 01
geonap@tuchola.pl

Niniejszym oświadczam, że projekt techniczny
opracowałem samodzielnie, nie korzystałem z pomocy
innych osób, a wszystkie dane i informacje
dotyczące terenu, które zostały w nim
zawieszone, są prawdziwe i wiarygodne.
ZOBOWIĄZANIE

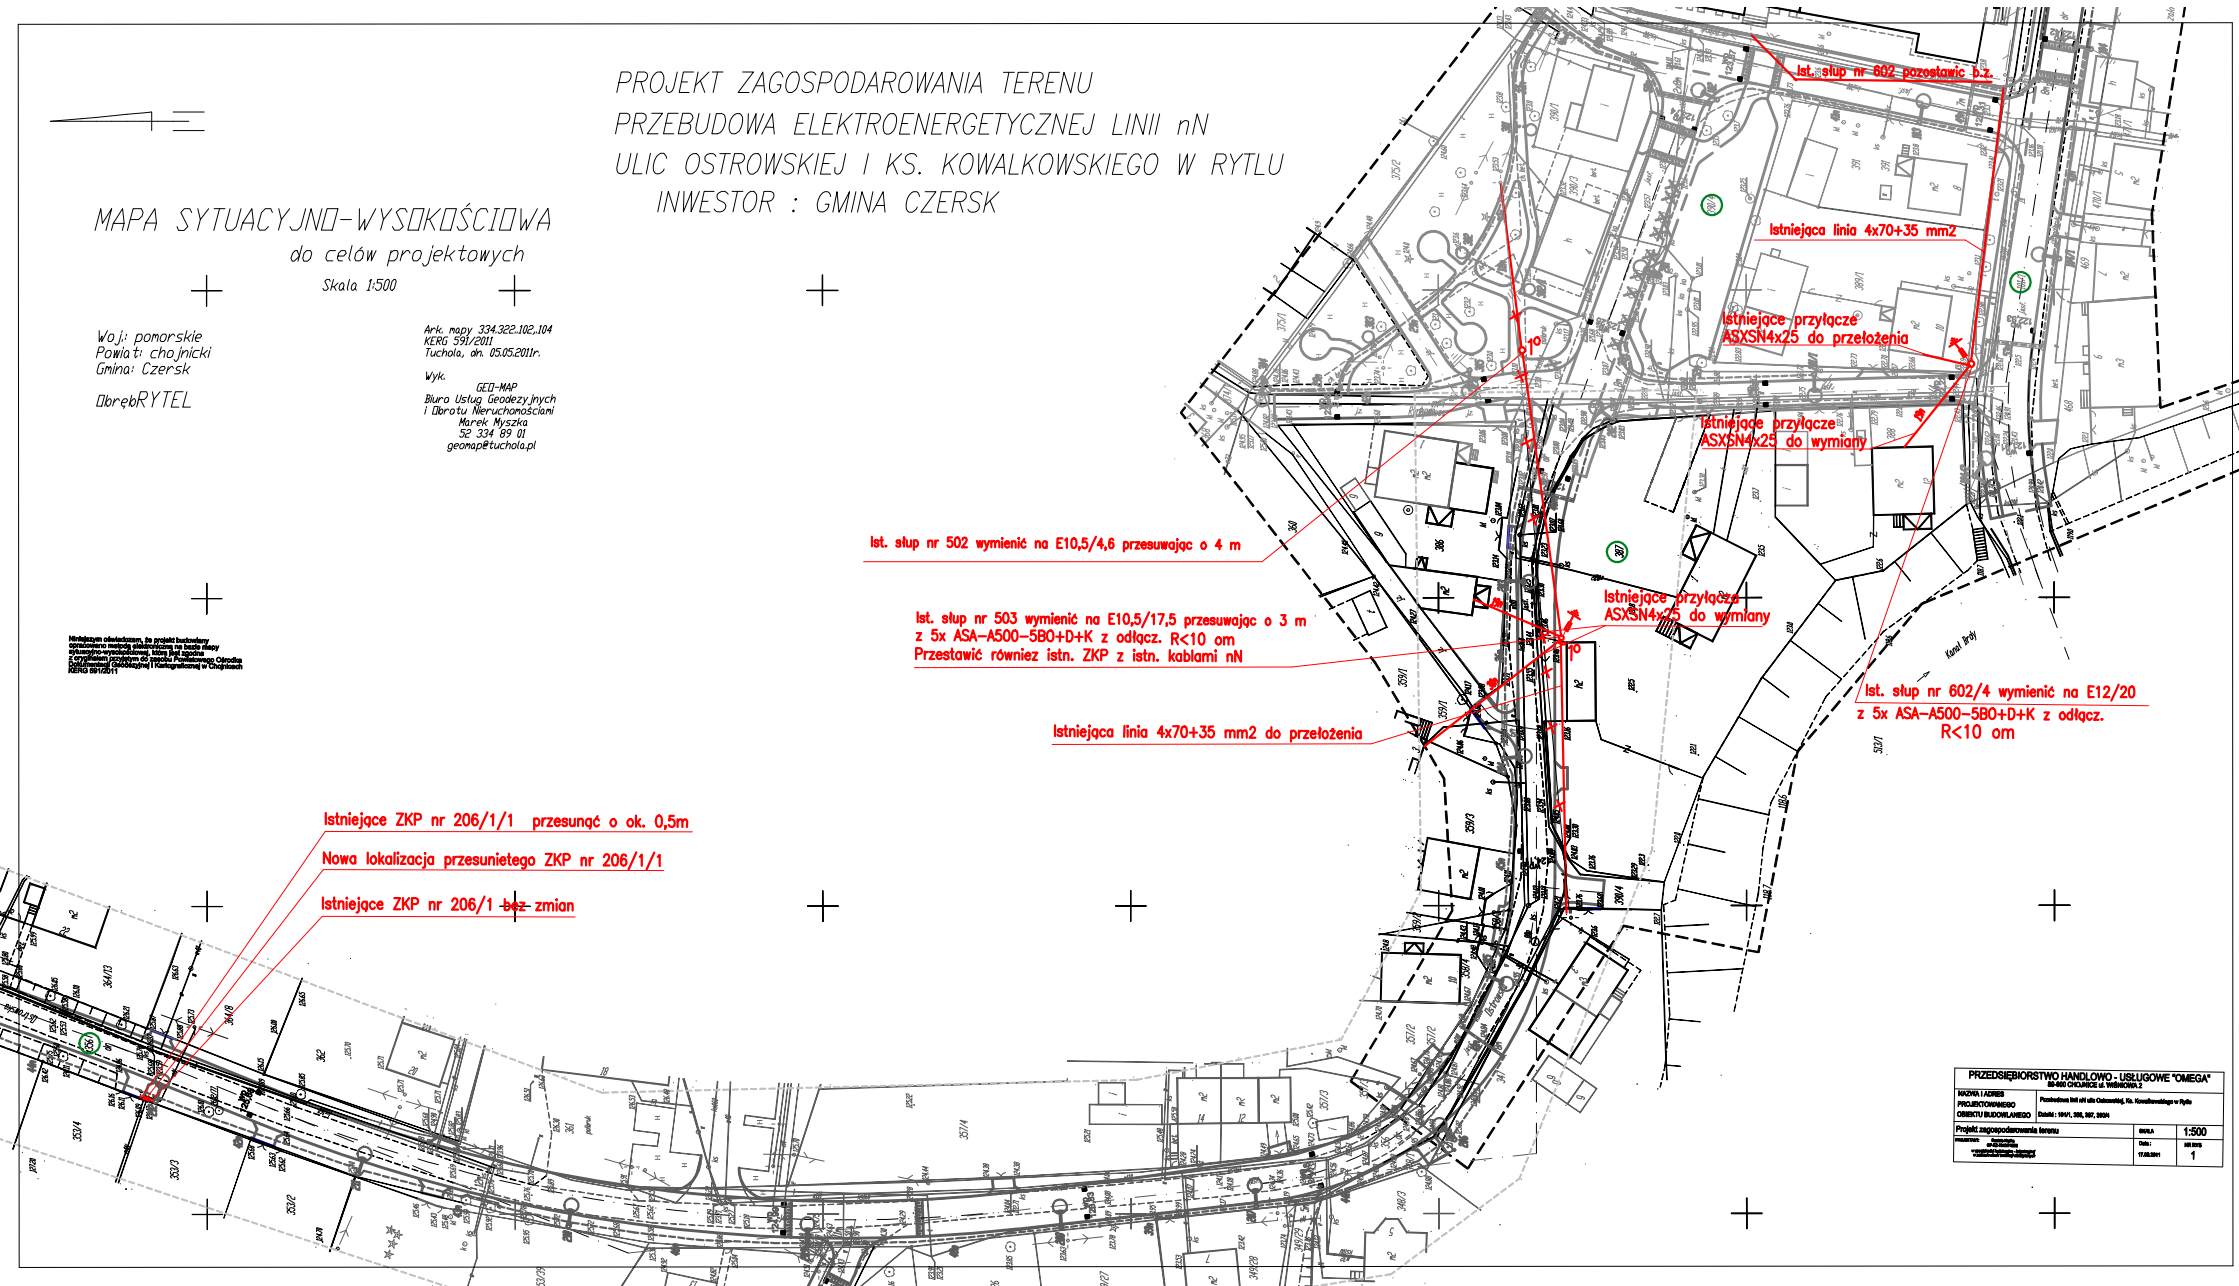

PRZEDSIĘWZIĘCIE HANDLOWO - USŁUGOWE "OMEGA"	
PRZEDSIĘWZIĘCIE HANDLOWO - USŁUGOWE "OMEGA"	
PROJEKTOWANIE	Przedsiębiorstwo Handlowo - Usługowe "OMEGA"
OBIEKT BUDOWLANO	Przedsiębiorstwo Handlowo - Usługowe "OMEGA"
Projekt zagospodarowania terenu	Skala: 1:500
Wskazanie	1