


SKALA 1:500

do celów projektowych



ZAKRES OPRACOWANIA

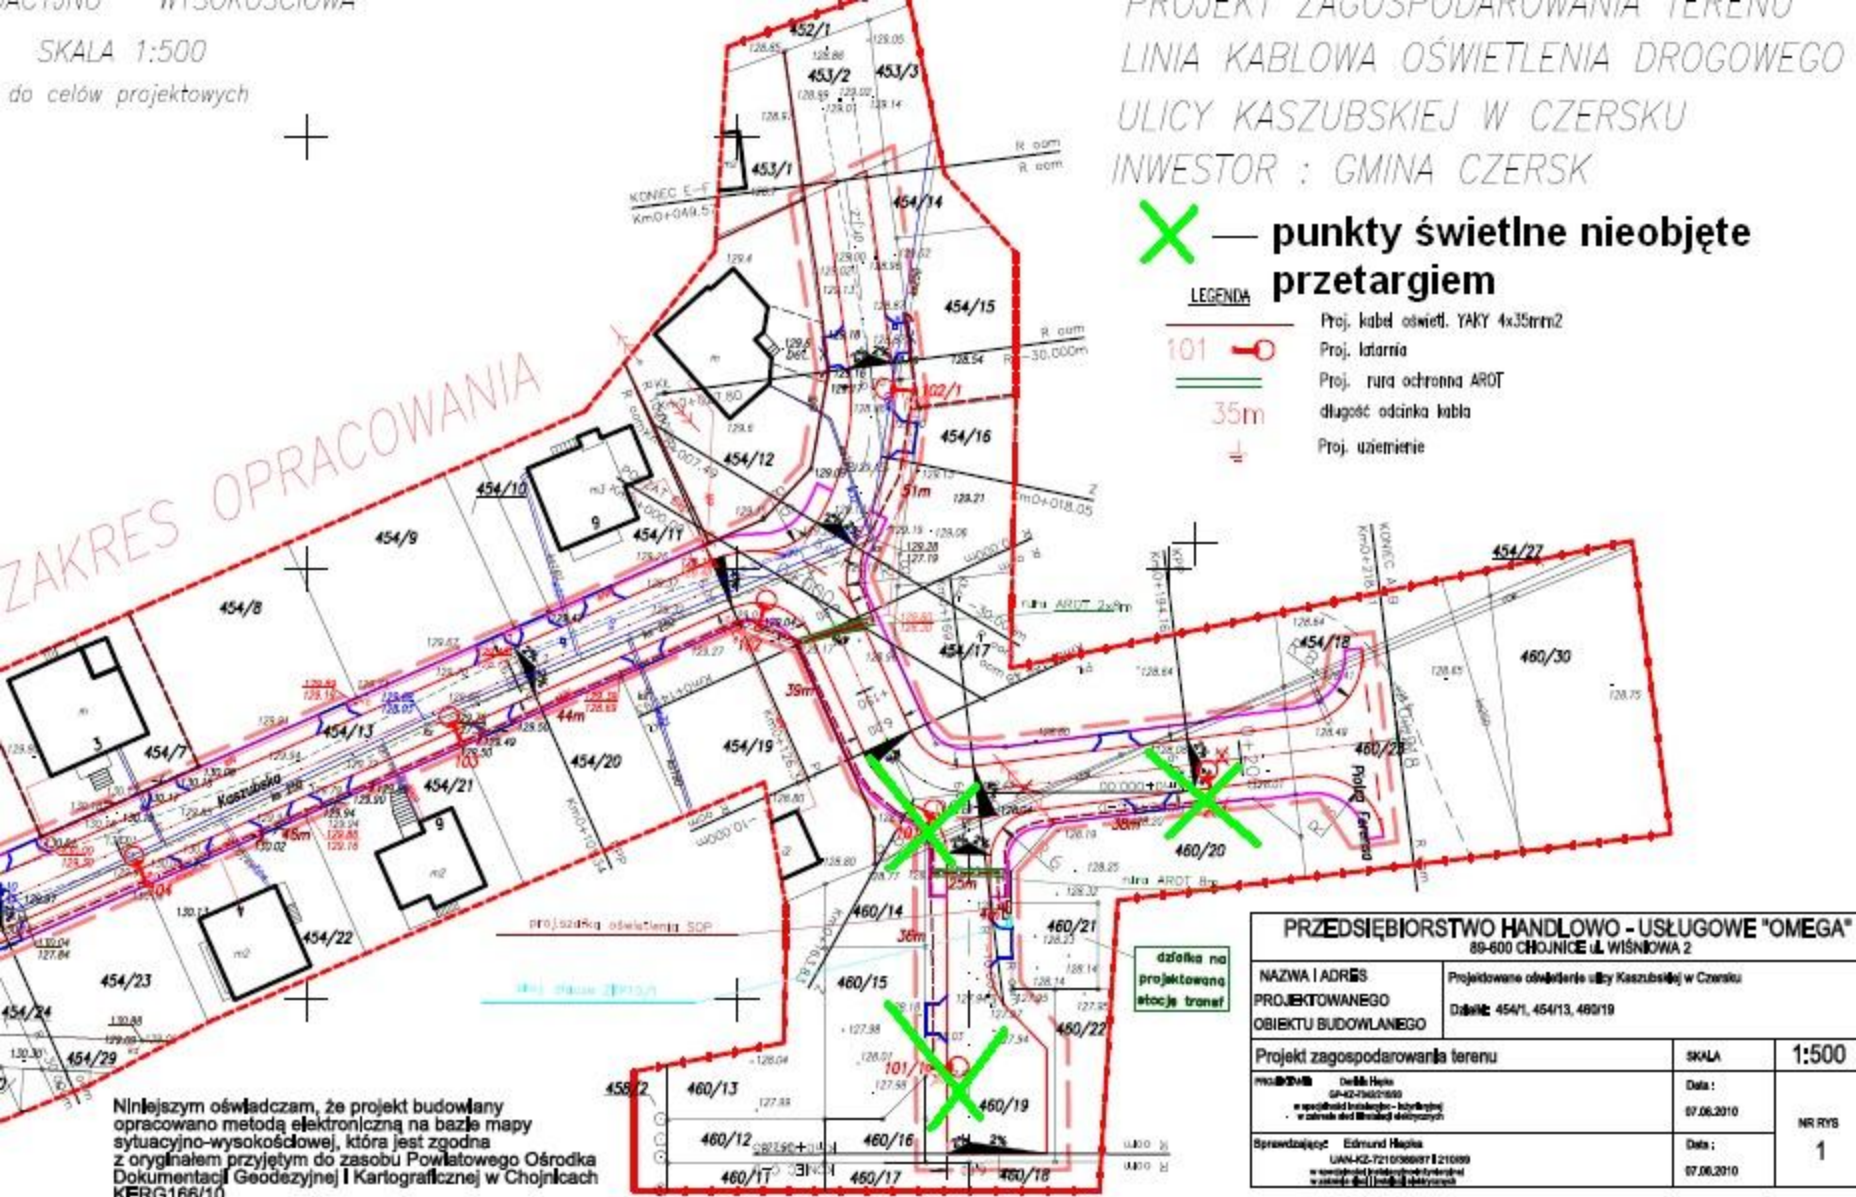

PROJEKT ZAGOSPODAROWANIA TERENU
 LINIA KABLOWA OŚWIETLENIA DROGOWEGO
 ULICY KASZUBSKIEJ W CZERSKU
 INWESTOR : GMINA CZERSK

X — punkty świetlne nieobjęte przetargiem

LEGENDA

- 101 — Proj. latarnia
- 35m — Proj. rura ochronna ARDT
- długość odcinka kabla
- Proj. uziemienie

działka na projektowaną stację transformacji

Niniejszym oświadczam, że projekt budowlany opracowano metodą elektroniczną na bazie mapy sytuacyjno-wysokościowej, która jest zgodna z oryginałem przyjętym do zasobu Powiatowego Ośrodka Dokumentacji Geodezyjnej i Kartograficznej w Chojnicach KERG166/10

PRZEDSIĘBIORSTWO HANDLOWO - USŁUGOWE "OMEGA" 89-600 CHOJNICE UL. WIŚNIOWA 2		
NAZWA I ADRES PROJEKTOWANEGO OBIEKTU BUDOWLANEGO	Projektowane oświetlenie ulicy Kaszubskiej w Czersku	
	Data: 454/1, 454/13, 460/19	
Projekt zagospodarowania terenu	SKALA	1:500
PROJEKTOWAŁ: Dawid Hajoła SP-42-190216180 w specjalistycznym biurowym w zakresie robót budowlanych	Data:	07.06.2010
SPRZĘDZAJĄCY: Edmund Hajoła UW-42-721036087 210389 w specjalistycznym biurowym w zakresie robót budowlanych	Data:	07.06.2010
	NR RYS	1