




NR UMOWY : 12/05/01

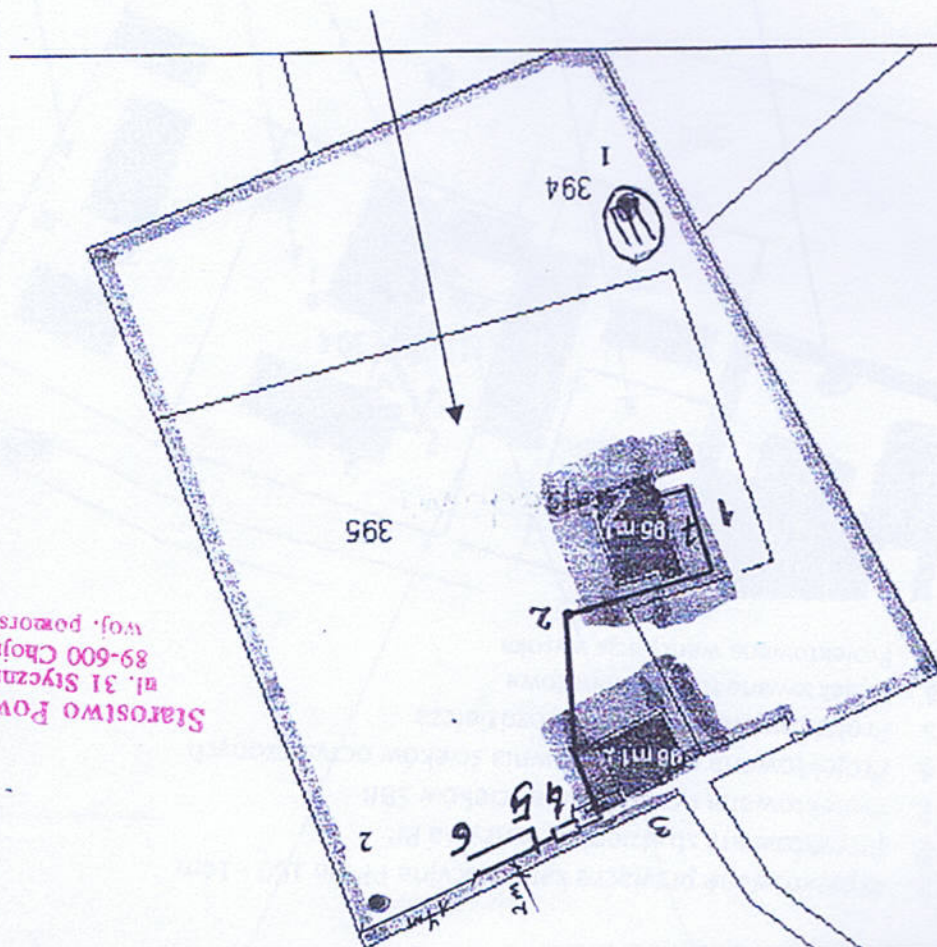

autor: Czarnowska Teresa

Shienia:

projektowane przyłącze kanalizacyjne PP Dn 160 - 75m

projektowana studzienka rewizyjna PP

projektowana studzienka zbiorcza

projektowana oczyszczalnia ścieków SBR

projektowana studzienka rozdzielcza

projektowane tunele drenażowe

objektowana wentylacja wysoka

MAPA DOKUMENTACYJNA  
Skala 1 : 1000

Objasnienia:  
I  
●

Zaf. nr 1

Stalostwo Powiatowe  
ul. 31 Stycznia 56  
89-600 Chojnice  
woj. pomorskie