


MAPA SYTUACYJNO - WYSOKOŚCIOWA
Do celów projektowych

Arkusz nr: 6

Skala 1:1000

Trasa:Rytel-Lutom-Zapędowo
gm.Czersk
pow:chojnicki
woj:pomorskie

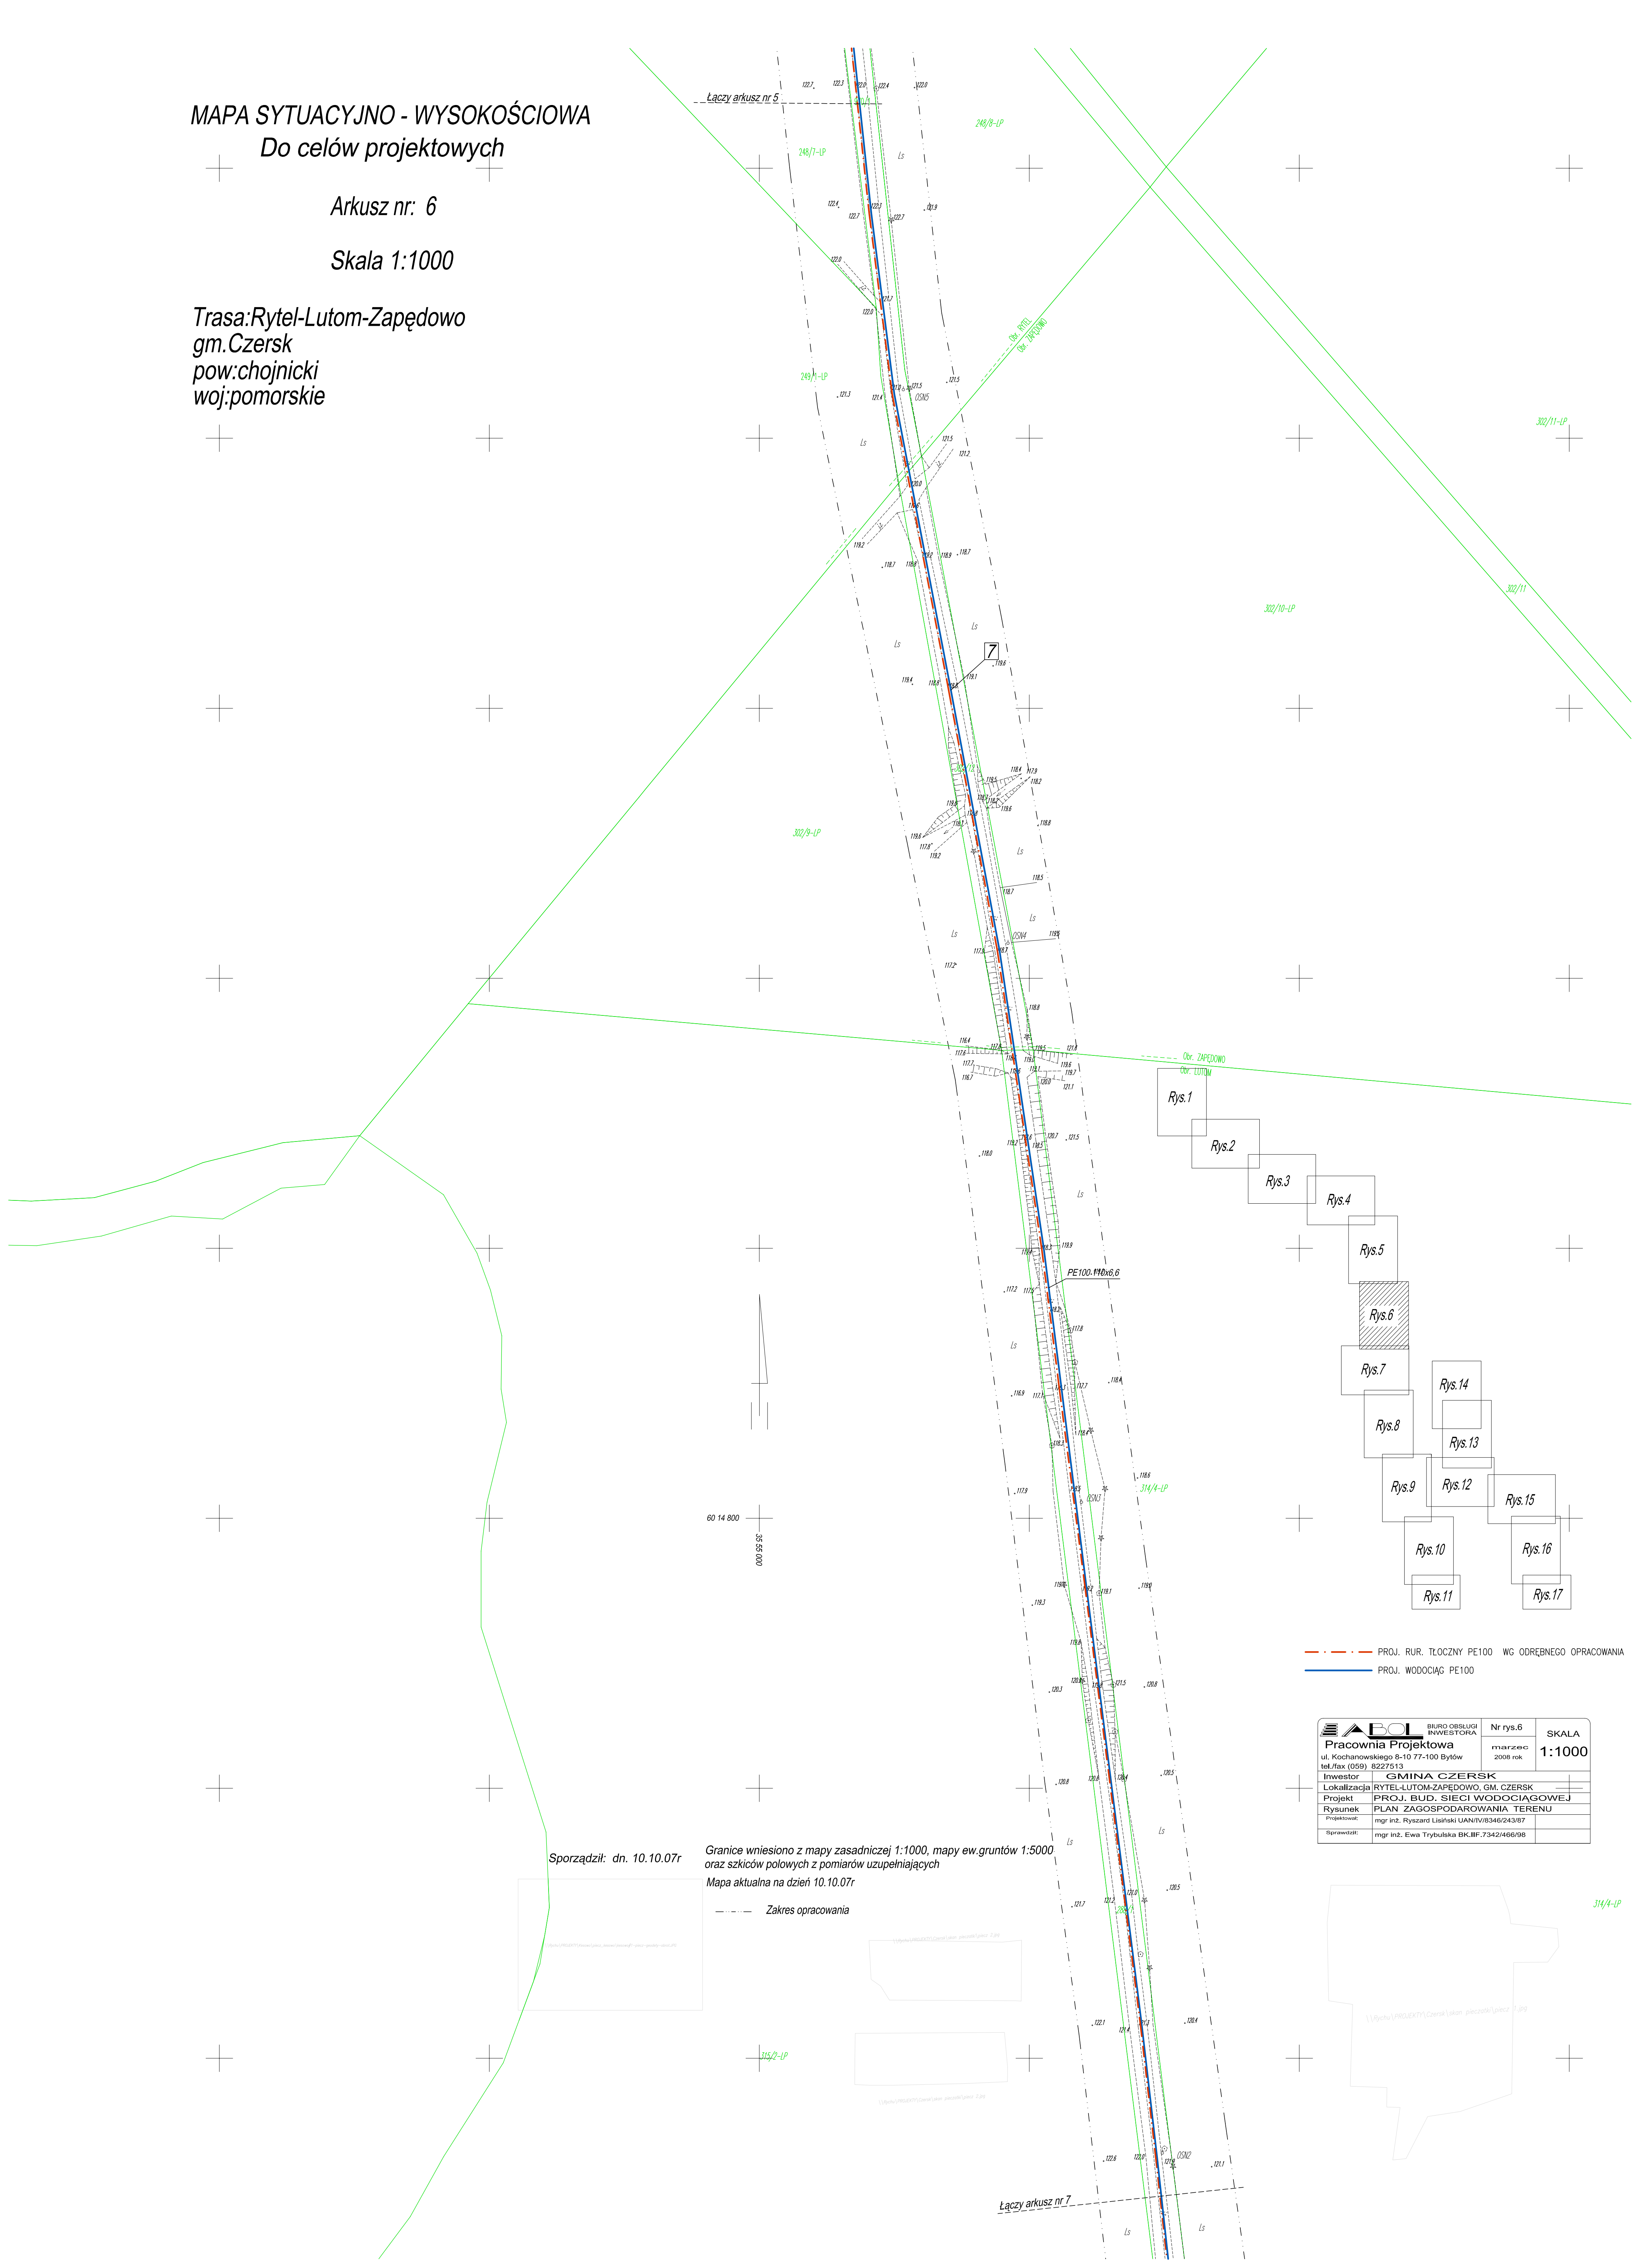

Rys.1

Rys.2

Rys.3

Rys.4

Rys.5

Rys.6

Rys.7

Rys.14

Rys.13

Rys.12

Rys.15

Rys.10

Rys.16

Rys.11

Rys.17

--- PROJ. RUR. TŁOCZNY PE100 WG ODREBNEGO OPRACOWANIA
--- PROJ. WODOCIĄG PE100

	BIURO OBSŁUGI INWESTORA Pracownia Projektowa ul. Kochanowskiego 8-10 77-100 Bytów tel./fax (059) 8227513	Nr rys.6 marzec 2008 rok	SKALA 1:1000
Investor	GMINA CZERSK		
Lokalizacja	RYTEL-LUTOM-ZAPĘDOWO, GM. CZERSK		
Projekt	PROJ. BUD. SIECI WODOCIĄGOWEJ		
Rysunek	PLAN ZAGOSPODAROWANIA TERENU		
Projektował	mgr inż. Ryszard Lisowski UAN/IV/8346/243/87		
Sprawił	mgr inż. Ewa Trybulska BK.IIF.7342/466/98		

Sporządził: dn. 10.10.07r

Granice wniesiono z mapy zasadniczej 1:1000, mapy ew.gruntów 1:5000
oraz szkiców połowych z pomiarów uzupełniających
Mapa aktualna na dzień 10.10.07r

--- Zakres opracowania