

Starostwo Powiatowe w Chojnicach
Wydział Geodezji
ul. Człuchowska 38, 89-600 Chojnice

Chojnice, dn. 13.09.2018 r.

Znak sprawy: GE.6630.263.2018

ODPIS
PROTOKOŁU Z NARADY KOORDYNACYJNEJ DODATKOWEJ
z dnia 13.09.2018 r. w sprawie usytuowania projektowanej sieci uzbrojenia terenu

Na podstawie art. 28b, 28c, 28d i 28e ustawy z dnia 17 maja 1989 r. Prawo geodezyjne i kartograficzne (Dz. U. z 2017 r. poz. 2101 z późn. zm.)

Przedmiot narady:	Sieć wodociągowa w miejscowości Odry przy ulicy Polnej. Działki nr: 109/11, 110.
Lokalizacja:	Odry, dz.: 109/11, 110 ul. Polna
Wnioskodawca:	PRACOWNIA PROJEKTÓW KLEMENS NORBERT JAŹDŻEWSKI ul. Młyńska 4, 89-600 Chojnice
Przewodniczący:	Andrzej Kaptur
Miejsce narady:	Chojnice
Sposób przeprowadzenia narady:	częściowo stacjonarny, częściowo elektroniczny
Data wpływu:	21.08.2018 r.

Lista uczestników narady koordynacyjnej dodatkowej wraz z uwagami

Lp.	Nazwa instytucji Sposób uczestnictwa	Stanowisko Uwagi	Imię i nazwisko uczestnika
1	ENEA Operator Sp. z o.o. Rejon Dystrybucji w Chojnicach	W miejscu skrzyżowania proj. przyłącza z naszymi kablami na kable nałożyć rury dwudzielne typu AROT. Zobowiązuje się wykonawcę prac ziemnych do zgłaszania wykopu przed zasypaniem w RD Chojnice celem sprawdzenia stanu naszych urządzeń. Zachować odległość w poziomie od naszych kabli min. 0,5m.	Tomasz Zieliński
2	Orange Polska	Uzgodniono drogą elektroniczną – bez uwag.	Andrzej Marciniak
3	Polska Spółka Gazownictwa sp. z o.o., Oddział Zakład Gazowniczy w Gdańsku, Gazownia w Chojnicach	Uzgodniono drogą elektroniczną – bez uwag.	Gabriela Karpińska
4	Miejskie Wodociągi Sp. z o.o. w Chojnicach		Jakub Rach
5	Miejski Zakład Energetyki Ciepłej w Chojnicach Sp. z o.o. Spółka komandytowa	Bez uwag.	Maciej Szyłman
6	PETRUS Sp. z o.o. w Chojnicach	Bez uwag.	Józef Słomiński
7	UM Chojnice Wydz. Gospodarki Komunalnej i Ochrony Środowiska	Bez uwag.	Tadeusz Rudnik
8	Zakład Gospodarki Komunalnej w Brusach		Roman Bruski

9	Zakład Usług Komunalnych Sp. z o.o. w Czersku	Nie stawiał się.	Paweł Kempinski
10	Gminny Zakład Gospodarki Komunalnej Sp. z o.o. w Chojnicach		
11	NETIA S.A.	Uzgodniono drogą elektroniczną – bez uwag.	Krzysztof Osiecki

Przewodniczący Narady Koordynacyjnej

Z up. Starosty


Andrzej Kąpter

Przewodniczący

narady koordynacyjnej

Podpis przewodniczącego narady

PROJEKT ZAGOSPODAROWANIA TERENU
136/9 SKALA 1:500

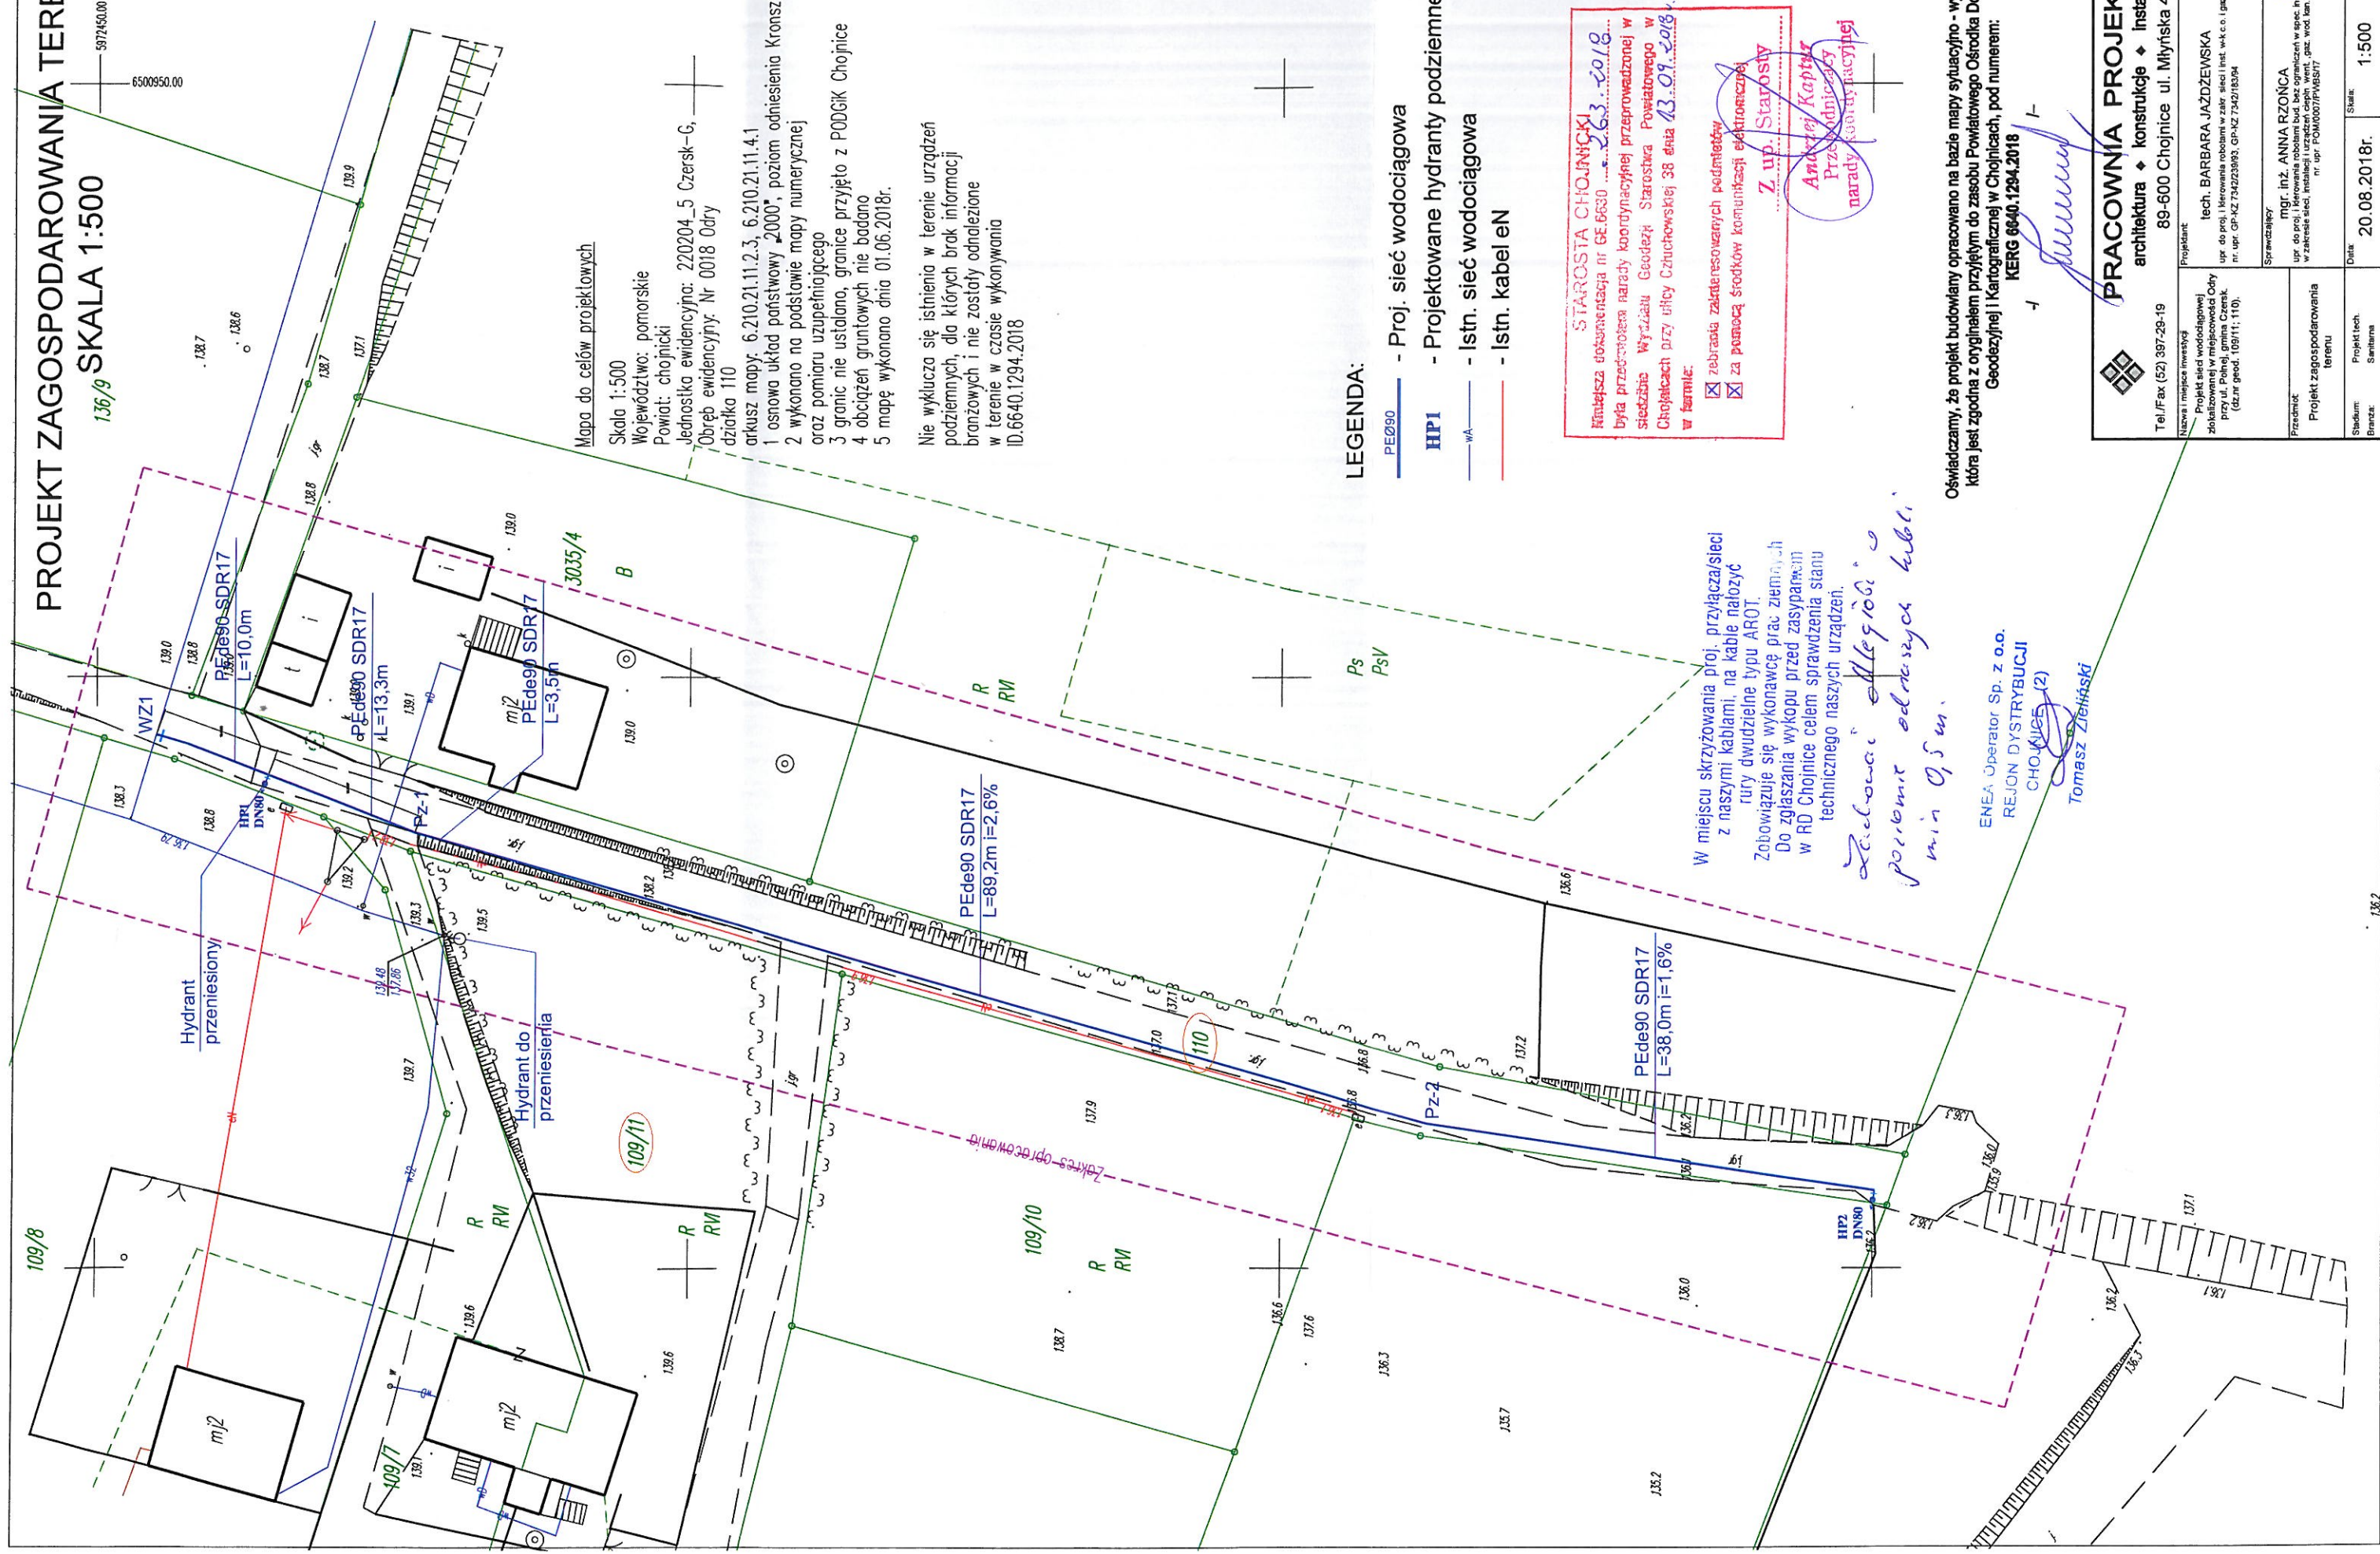

Mapa do celów projektowych

Skala 1:500

Województwo: pomorskie

Powiat: chojnicki

Jednostka ewidencyjna: 220204_5 Czersk-G,

Obręb ewidencyjny: Nr 0018 Odry

działka 110

arkusz mapy: 6.210.21.11.2.3, 6.210.21.11.4.1

1 osnowa układ państwowy 2000*, poziom odniesienia Kronsztadt 86

2 wykonano na podstawie mapy numerycznej

oraz pomiaru uzupełniającego

3 granic nie ustalano, granice przyjęto z PODGIG Chojnice

4 obciążen gruntowych nie badano

5 mapę wykonano dnia 01.06.2018r.

Nie wyklucza się istnienia w terenie urządzeń podziemnych, dla których brak informacji branżowych i nie zostały odnotowane w terenie w czasie wykonywania ID.6640.1294.2018

LEGENDA:

- PE090 - Proj. sieć wodociągowa
- HP1 - Projektowane hydranty podziemne DN80
- WA - Istn. sieć wodociągowa
- Istn. kabel eN

STAROSTA CHOJNICKI
Niniejsza dokumentacja nr GE.6630 z dnia 13.09.2018r. była przedmiotem narady koordynacyjnej przeprowadzonej w siedzibie Wydziału Geodezji Starostwa Powiatowego w Chojnicach przy ulicy Czuchowskiej 38 dnia 13.09.2018r. w formie:

- ☒ zebrania załatwianych podmiotów
- ☒ za pomocą środków komunikacji elektronicznej

Z up. Starosty

Andrzej Kaptur
Przewodniczący
Narady koordynacyjnej


W miejscu skrzyżowania proj. przyłącza/sieci z naszymi kablami, na kabie należy rury dwudzielne typu AROT. Zobowiązuje się wykonać prace ziemne, do zgłaszania wykupu przed zasypaniem w RD Chojnice celem sprawdzenia stanu technicznego naszych urządzeń.

Zobowiązuje się do odległości min 0,5m.

Enea Operator Sp. z o.o.
REJON DYSTRYBUCJI
CHOJNICE (2)

Tomasz Zieliński

Oświadczamy, że projekt budowlany opracowano na bazie mapy sytuacyjno - wysokościowej, która jest zgodna z oryginałem przyjętym do zasobu Powiatowego Ośrodka Dokumentacji Geodezyjnej i Kartograficznej w Chojnicach, pod numerem: KERG 6640.1294.2018

		PRACOWNIA PROJEKTÓW architektura ♦ konstrukcje ♦ instalacje 89-600 Chojnice ul. Myślińska 4	
Tel./Fax (52) 397-29-19		Projektant Inż. BARBARA JAZDZEWSKA upr. do proj. i kierowania robotami w zakresie inż. wst. w k.c.o. i gac nr. upr. GP-KZ 734523993, GP-KZ 734218394	
Nowa miejscowość inwestycji Projekt sieci wodociągowej zobowiązanej w miejscowości Odry przy ul. Polnej, gmina Czersk (dla nr. geod. 109/11, 110).		Sprawdzający mgr. inż. ANNA RZONICA upr. do proj. i kierowania robotami bud. bez ograniczeń w spec. inż. w zakresie sieci, instalacji i urządzeń ciepł., went., gaz, wod. kan. nr. upr. POM/0001/P/16387/17	
Przedmiot Projekt zagospodarowania terenu		Data 20.08.2018r.	
Projekt techn. Sanitarna		Skala 1:500	
Strona 1		Nr tytułu 1	