


PROJEKT ZAGOSPODAROWANIA TERENU
 LINIA KABLOWA OŚWIETLENIA DROGOWEGO
 Czersk ul. Polna
 Działki: 270/3 i 243/1
 INWESTOR: GMINA CZERSK
 89-650 CZERSK UL. KOŚCIUSZKI 27

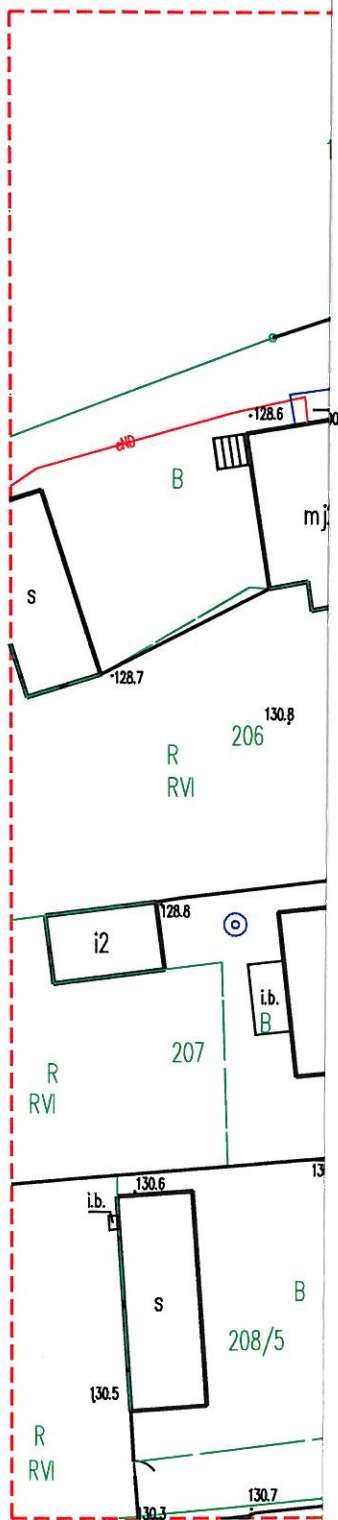



Niniejszym oświadczam
 opracowano metodą
 sytuacyjno-wysokości
 z oryginałem przyjętym
 Dokumentacji Geodezyjnej
 IZP: 6640.559.2019

15.03.2019

Uzgodniono bez uwag
 branżę elektryczną
 Chojnice, dnia 15.04.2019

ENEA Operator Sp. z o.o.
 Rejon Dystrybucji Chojnice
 Dział Rozwoju Inwestycji
 Koordynator ds. Rozwoju
 Jarosław Lichacz

UZGODNIENIA

USŁUGI PROJEKTOWE I NADZORY BRANŻY ELEKTRYCZNEJ 89-600 CHOJNICE ul. WIŚNIOWA 2				
Nazwa i adres obiektu budowlanego: LINIA KABLOWA OŚWIETLENIA DROGOWEGO Czersk ul. Polna, Działki: 270/3 i 243/1				
Przedmiot: PROJEKT ZAGOSPODAROWANIA TERENU	Data: 15.03.2019	Skala: 1:500	Nr rys.: 1	
Projektant: Edmund Hapla UAN-KZ-7210/ 210/89 w specjalności Instalacyjno inżynierskiej w zakresie sieci i instalacji elektrycznej	Podpis: 	Podpis: 		
Sprawdzający: Adam Linda 70/Gd/2002 w specjalności Instalacyjnej w zakresie sieci, instalacji i urządzeń elektrycznych oraz elektroenergetycznych				