


PROJEKT ZAGOSPODAROWANIA TERENU
LINIA KABLOWA OŚWIETLENIA DROGOWEGO
Czersk ul. Poręczkowa
Działki: 1088/16 i 1088/27
INWESTOR: GMINA CZERSK
89-650 CZERSK ul. Kościuszki 27

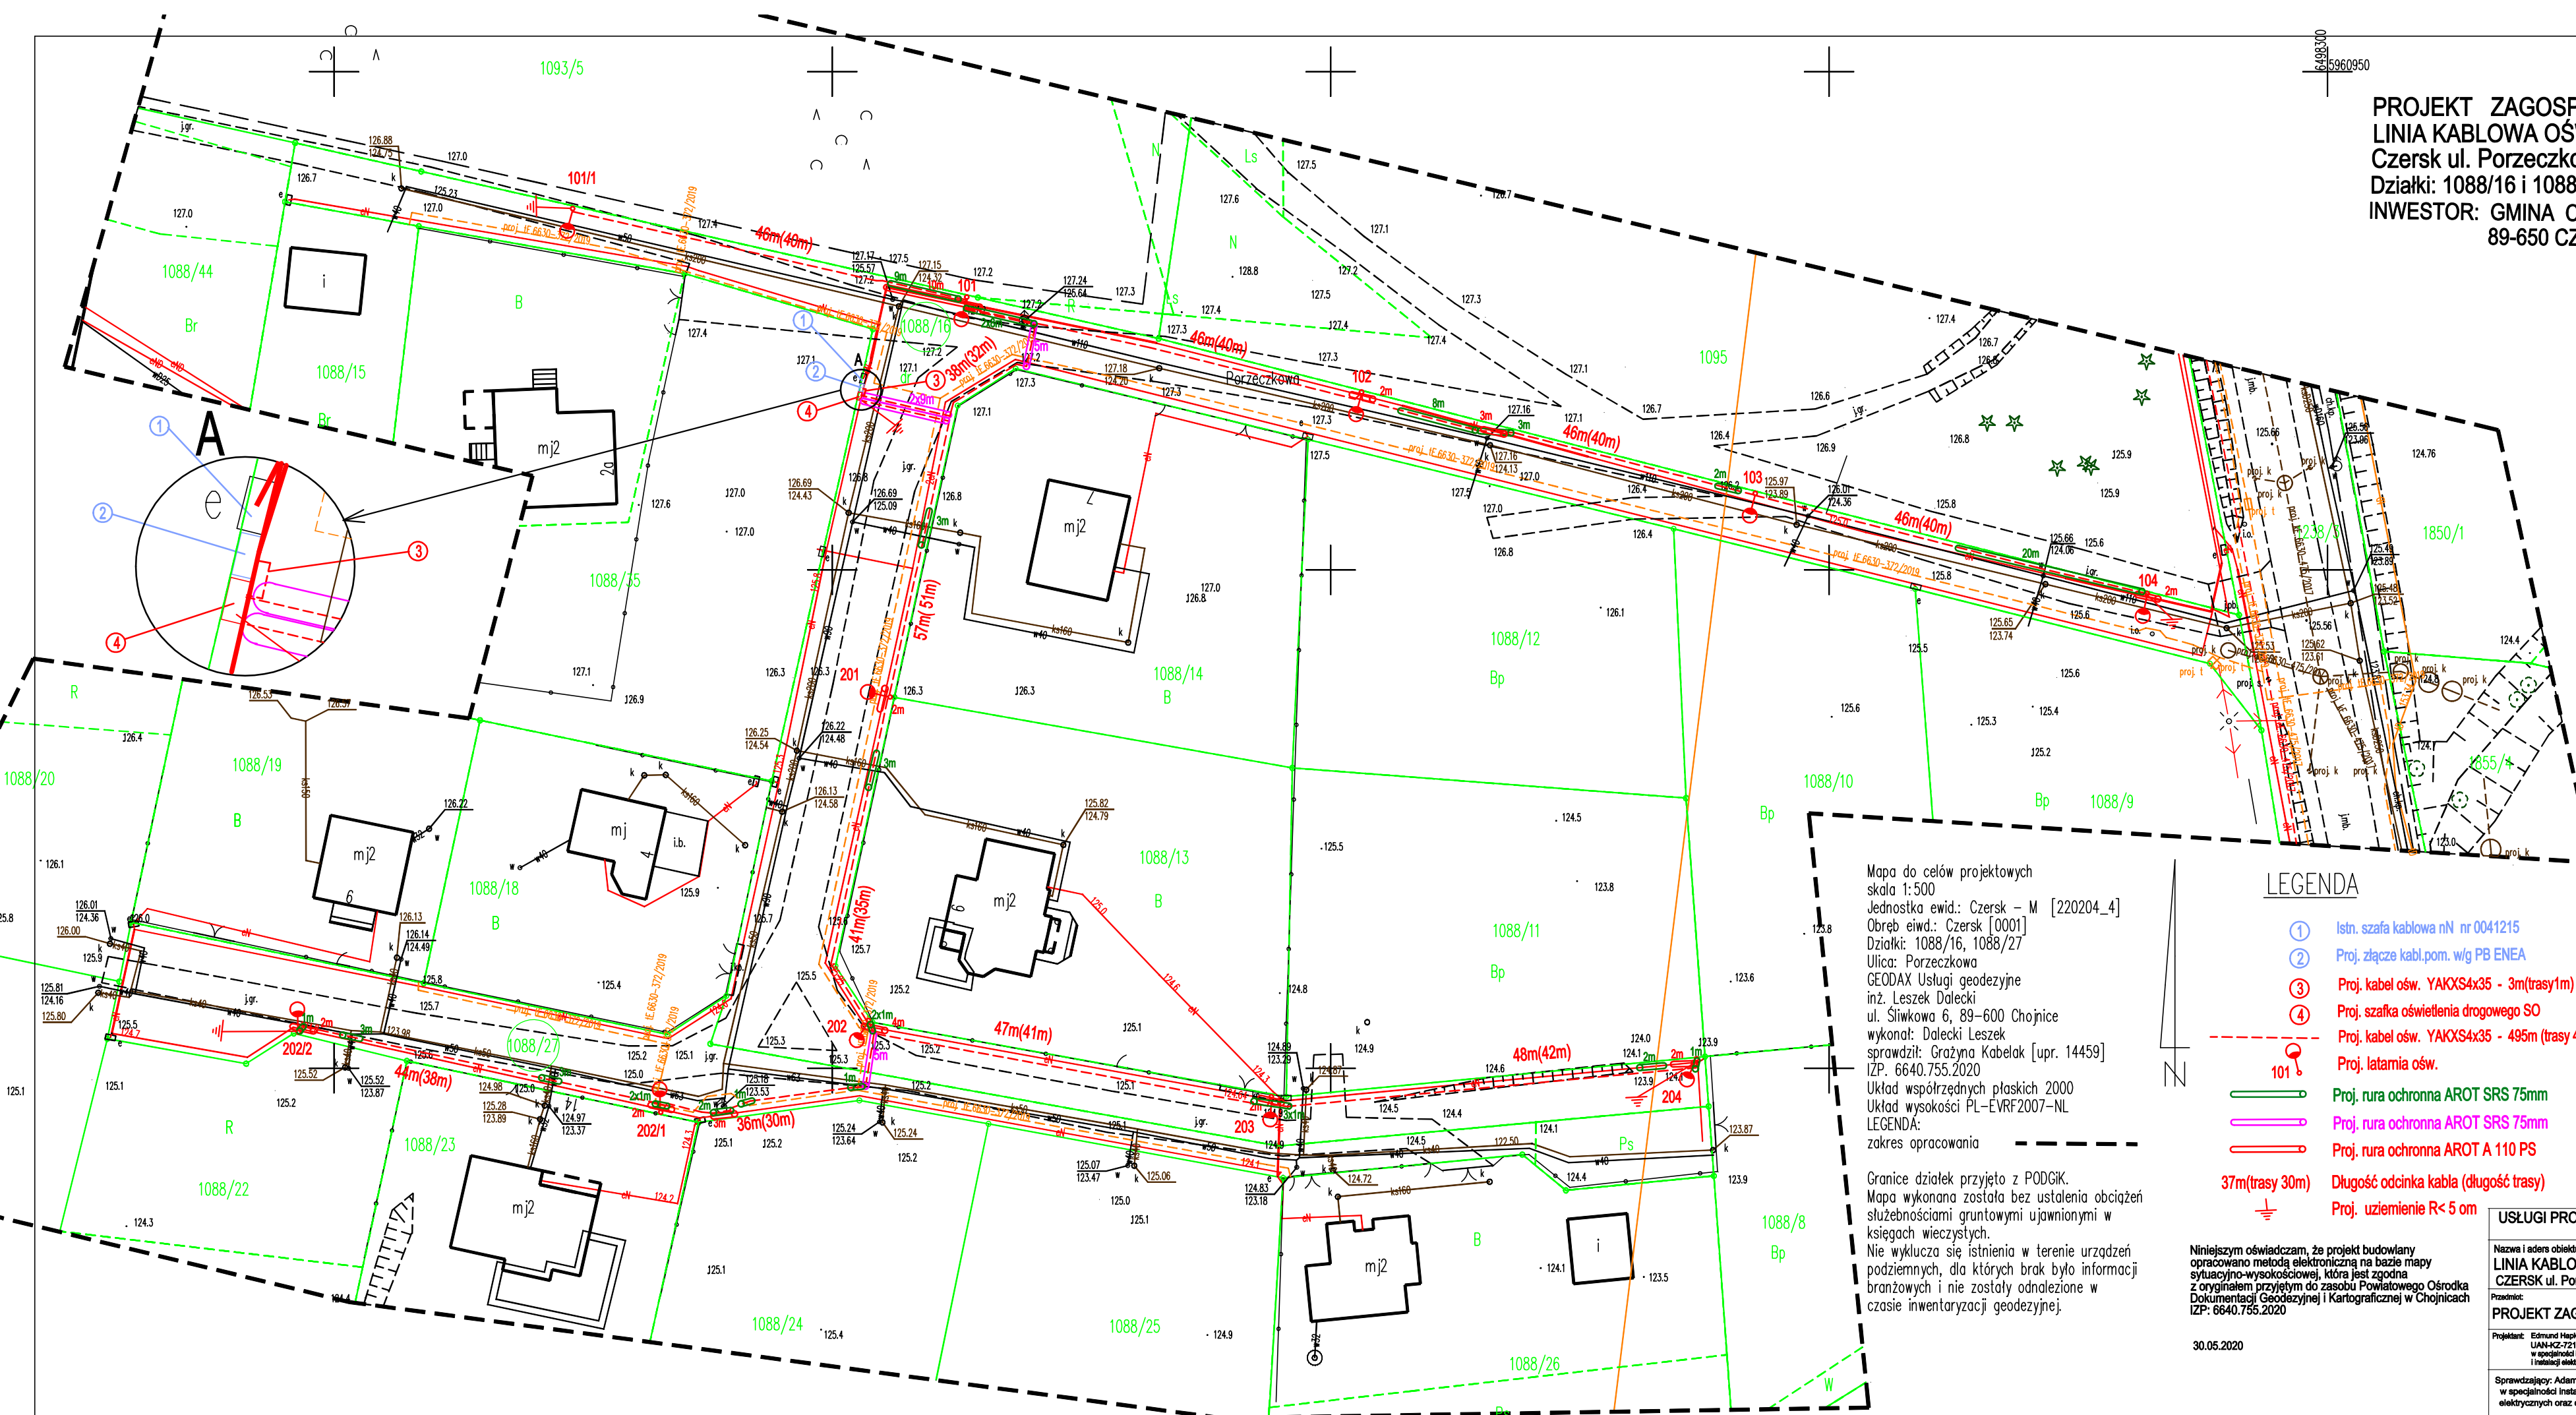

Mapa do celów projektowych
skala 1:500
Jednostka ewid.: Czersk - M [220204_4]
Obreń ewid.: Czersk [0001]
Działki: 1088/16, 1088/27
Ulica: Poręczkowa
GEODAX Usługi geodezyjne
inż. Leszek Dalecki
ul. Śliwkowa 6, 89-600 Chojnice
wykonał: Dalecki Leszek
sprawdził: Grażyna Kabelak [upr. 14459]
IZP: 6640.755.2020
Układ współrzędnych płaskich 2000
Układ wysokości PL-EVRF2007-NL
LEGENDA:
zakres opracowania

Granice działek przyjęto z PODGK.
Mapa wykonana została bez ustalenia obciążeń
służebnościami gruntowymi ujawnionymi w
księgach wieczystych.
Nie wyklucza się istnienia w terenie urządzeń
podziemnych, dla których brak było informacji
branżowych i nie zostały odnalezione w
czasie inwentaryzacji geodezyjnej.

LEGENDA

- 1 Istn. szafa kablowa nN nr 0041215
- 2 Proj. złącze kabł.pom. w/g PB ENEA
- 3 Proj. kabel ośw. YAKXS4x35 - 3m(trasy1m)
- 4 Proj. szafka oświetlenia drogowego SO
- Proj. kabel ośw. YAKXS4x35 - 495m (trasy 429m)
- Proj. latarnia ośw.
- Proj. rura ochronna AROT SRS 75mm
- Proj. rura ochronna AROT SRS 75mm
- Proj. rura ochronna AROT A 110 PS
- Długość odcinka kabla (długość trasy)
- Proj. uziemienie R<5 om

Niniejszym oświadczam, że projekt budowlany
opracowano metodą elektroniczną na bazie mapy
sytuacyjno-wysokościowej, która jest zgodna
z oryginałem przyjętym do zasobu Powiatowego Ośrodka
Dokumentacji Geodezyjnej i Kartograficznej w Chojnicach
IZP: 6640.755.2020

30.05.2020

USŁUGI PROJEKTOWE I NADZORY BRANŻY ELEKTRYCZNEJ			
EDMUND HAPKA, 89-600 CHOJNICE ul. WIŚNIOWA 2			
Nazwa i adres obiektu budowlanego:			
LINIA KABLOWA OŚWIETLENIA DROGOWEGO			
CZERSK ul. Poręczkowa		Działki: 1088/16 i 1088/27	
Poznamo:		Data: 30.05.2020	
PROJEKT ZAGOSPODAROWANIA TERENU		Skala: 1:500	
Projektant: Edmund Hapka		Podpis:	
UAN-KZ-7210/21088		Nr rys.: 1	
w specjalności Instalacyjnej i Inżynierii w zakresie sieci i instalacji elektrycznych		Podpis:	
Sprawdzający: Adam Linda 70/Gd/2002		Podpis:	
w specjalności Instalacyjnej w zakresie sieci, instalacji i urządzeń elektrycznych oraz elektroenergetycznych		Podpis:	