

6498300
5960950

PROJEKT ZAGOSPODAROWANIA TERENU LINIA KABLOWA OŚWIETLENIA DROGOWEGO

Czersk ul. Porzeczkowa

Działki: 1088/16 i 1088/27

INWESTOR: GMINA CZERSK

89-650 CZERSK ul. Kościuszki 27

Urząd Miejski 89-650 Czersk, ul. Kościuszki 27
tel: 523954860, fax: 523954811

Uzgodnienie Nr 7230.1.128.2020 z dnia 25.05.2020.

Projekt zagospodarowania terenu

Droga gminna nr. dz. urz.: 1088/16, 1088/27 drogę
Czersk


Uzgodniono na następujących warunkach:

1/ roboty w pasie drogowym będą prowadzone
zgodnie z zezwoleniem wydanym przezUrząd Miejski na pisemny wniosek inwestora
lub wykonawcy, złożony w wymaganym
terminie przed rozpoczęciem robót2/ odległość obiektów budowlanych od
krawędzi jezdni

min.....

3/ dot. budowy linii kablowej oświetlenia
drogowego (Czersk ul. Porzeczkowa)Czersk, dnia 25.05.2020. **URMISTRZ**

Edmund Hapka podpiswski

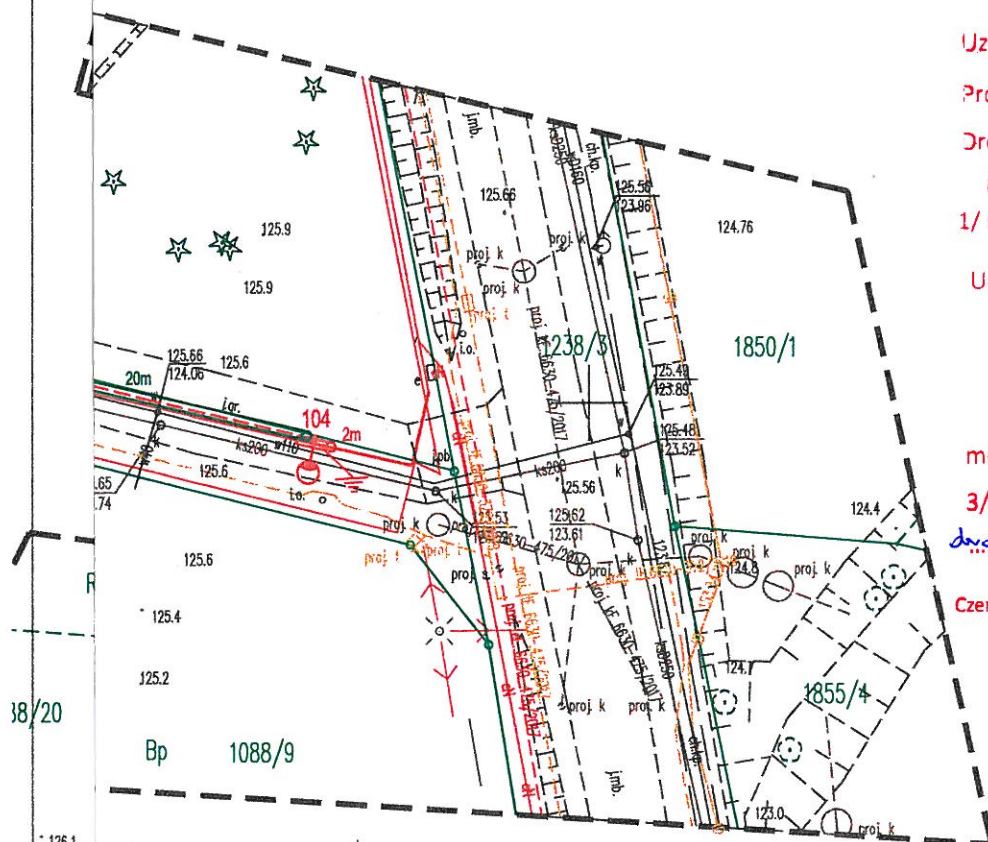

LEGENDA

- ① Istn. szafa kablowa nN nr 0041215
- ② Proj. złącze kabł.pom. w/g PB ENEA
- ③ Proj. kabel ośw. YAKXS4x35 - 3m(trasy1m)
- ④ Proj. szafka oświetlenia drogowego SO
- Proj. kabel ośw. YAKXS4x35 - 495m(trasy429m)
- Proj. latarnia ośw.
- 101
- Proj. rura ochronna AROT SRS 75mm
- Proj. rura ochronna AROT SRS 75mm
- Proj. rura ochronna AROT A 110 PS
- 37m(trasy 30m) Długość odcinka kabla (długość trasy)
- Proj. uziemienie R< 5 om

Niniejszym oświadczam, że projekt budowlany opracowano metodą elektroniczną na bazie mapy sytuacyjno-wysokościowej, która jest zgodna z oryginałem przyjętym do zasobu Powiatowego Ośrodka Dokumentacji Geodezyjnej i Kartograficznej w Chojnicach IZP: 6640.755.2020

USŁUGI PROJEKTOWE I NADZORY BRANŻY ELEKTRYCZNEJ
EDMUND HAPKA, 89-600 CHOJNICE ul. WIŚNIOWA 2

Nazwa i adres obiektu budowlanego:

LINIA KABLOWA OŚWIETLENIA DROGOWEGO

CZERSK ul. Porzeczkowa

Działki: 1088/16 i 1088/27

Przedmiot:

PROJEKT ZAGOSPODAROWANIA TERENU

Data:

21.05.2020

Skala:

1:500

Projektant:

Edmund Hapka
UAN-KZ-7210/ 210/89
w specjalności instalacyjno inżynierijnej w zakresie sieci
i instalacji elektrycznej

Podpis:

[Podpis]

Nr rys.:

1

Sprawdzający: Adam Linda 70/Gd/2002
w specjalności Instalacyjnej w zakresie sieci, instalacji i urządzeń
elektrycznych oraz elektroenergetycznych

Podpis:

[Podpis]

38/20

owych

k - M [220204_4]

126.0001
/27125.81
124.16
125.80

Chojnice

elak [upr. 14459]

askich 2000
RF2007-NL

z PODGIK.

bez ustalenia obciążeń
ymi ujawnionymi wia w terenie urządzeń
ch brak było informacji
ly odnalezione w
eodezyjnej.