


Mapa do celów projektowych  
 skala 1:500  
 Ryteł, ul. Jagodowa  
 jedn. ewidencyjna : Czersk-G [220204\_5]  
 obr. ewidencyjny: Ryteł [0020]  
 GEOMAT Usługi geodezyjne  
 mgr inż. Mateusz Marciniak  
 ul. Witosa 15, 89-632 Brusy  
 wykonał: Mateusz Marciniak  
 sprawdził: Henryk Wojciechowski [nr upr. 14478]  
 IZP: 6640.418.2017  
 Układ współrzędnych płaskich 2000  
 Układ wysokości Kronsztadt '86  
 LEGENDA:  
 zakres opracowania - - - - -  
 wiat [WATA]  
 data wykonania: 01.03.2017  
 Granice nieruchomości zostały przyjęte z Ewidencji  
 Gruntów i Budynków i nie dokonano ustalenia  
 przebiegu granic nieruchomości.  
 Mapa wykonana została bez ustalenia obciążeń  
 służebnościami gruntowymi ujawnionymi w  
 księgach wieczystych  
 Nie wyklucza się istnienia w terenie urządzeń  
 podziemnych, dla których brak było informacji  
 branżowych i nie zostały odnalezione w  
 czasie inwentaryzacji geodezyjnej.

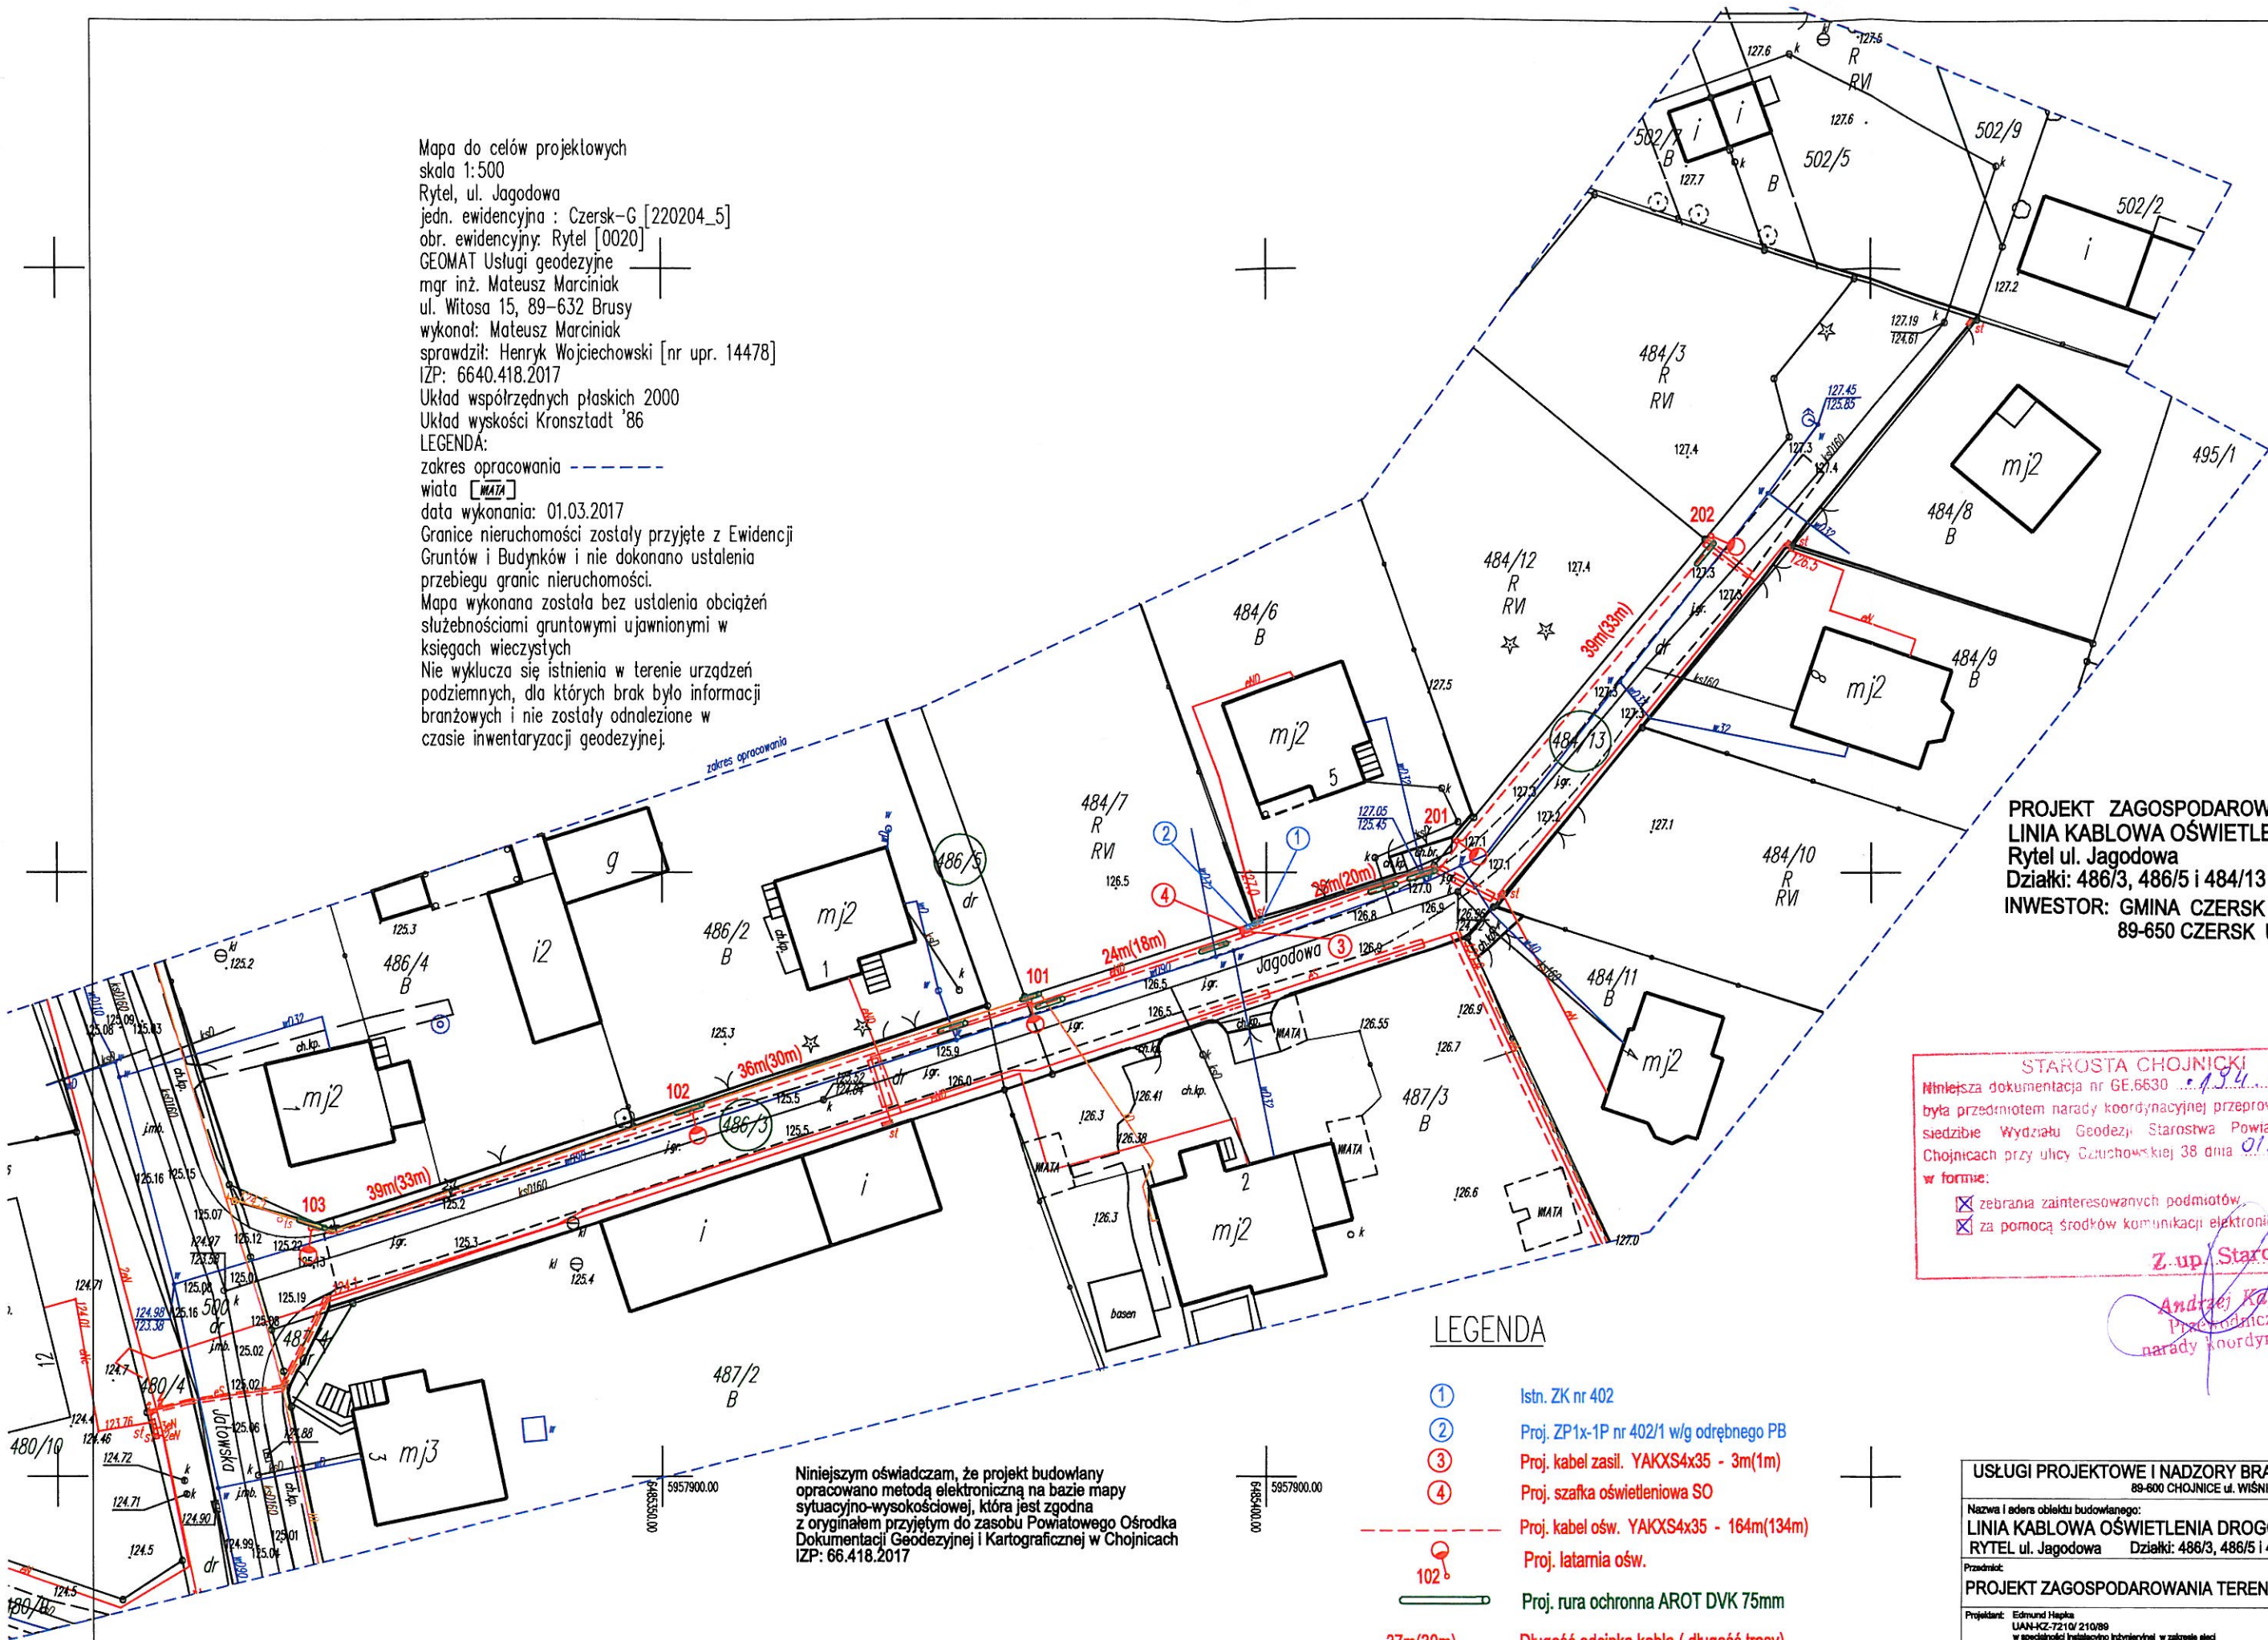

PROJEKT ZAGOSPODAROWANIA TERENU  
 LINIA KABLOWA OŚWIETLENIA DROGOWEGO  
 Ryteł ul. Jagodowa  
 Działki: 486/3, 486/5 i 484/13  
 INWESTOR: GMINA CZERSK  
 89-650 CZERSK UL. KOŚCIUSZKI 27

STAROSTA CHOJNICKI  
 Niniejsza dokumentacja nr GE.6630 ... 134.2017  
 była przedmiotem narady koordynacyjnej przeprowadzonej w  
 siedzibie Wydziału Geodezji Starostwa Powiatowego w  
 Chojnicach przy ulicy Głuchowskiej 38 dnia 01.06.2017r.  
 w formie:  
☒ zebrania zainteresowanych podmiotów  
☒ za pomocą środków komunikacji elektronicznej  
 Z-up Starosty

Andrzej Kaptur  
 Przewodniczący  
 narady koordynacyjnej

### LEGENDA

- ① Istn. ZK nr 402
- ② Proj. ZP1x-1P nr 402/1 w/g odrębnego PB
- ③ Proj. kabel zasil. YAKXS4x35 - 3m(1m)
- ④ Proj. szafka oświetleniowa SO
- Proj. kabel ośw. YAKXS4x35 - 164m(134m)
- Proj. latarnia ośw.
- Proj. rura ochronna AROT DVK 75mm
- Długość odcinka kabla ( długość trasy)
- Projektowane uziemienie R< 5 om

Niniejszym oświadczam, że projekt budowlany  
 opracowano metodą elektroniczną na bazie mapy  
 sytuacyjno-wysokościowej, która jest zgodna  
 z oryginałem przyjętym do zasobu Powiatowego Ośrodka  
 Dokumentacji Geodezyjnej i Kartograficznej w Chojnicach  
 IZP: 66.418.2017

USŁUGI PROJEKTOWE I NADZORY BRANŻY ELEKTRYCZNEJ			
89-600 CHOJNICE ul. WIŚNIOWA 2			
Nazwa i adres obiektu budowlanego:			
LINIA KABLOWA OŚWIETLENIA DROGOWEGO			
RYTEŁ ul. Jagodowa Działki: 486/3, 486/5 i 484/13			
Przedmiot:	PROJEKT ZAGOSPODAROWANIA TERENU	Data:	16.05.2017
Projektant:	Edmund Hapka UAN-KZ-7210/210/89 w specjalności Instalacyjno-Instalacyjnej w zakresie sieci i instalacji elektrycznych	Podpis:	<i>[Signature]</i>
Sprawdzający:	Adam Linda 70/Gd/2002 w specjalności Instalacyjnej w zakresie sieci, instalacji i urządzeń elektrycznych oraz elektroenergetycznych	Podpis:	<i>[Signature]</i>
Skala:			1:500
Nr rys:			1