


Pipelife Inspector V4.41. Projekt: 'PKP-PRZEKROCZENIA-14.10.2013.NTS', ark.robczy: 'Arkusz roboczy 1', skala: 1 : 1000, strona: 1:2 (8)

MAPA SYTUACYJNO-WYSOKOŚCIOWA
skala 1:1000

woj. : pomorskie
gmina : Czersk
obręb : Klaskawa
działka : 309/1
linia nr : 215 Laskowice Pom – Bąk km.48,8 - 49,0

Mapa aktualna w zakresie oznaczonym kolorem zielonym
na dzień 22.03.2010
USŁUGI GEODEZYJNE
mgr inż. Marek Rybakowski
82-200 Malbork, ul. Wierzbowa 7
Biuro: 82-200 Malbork, Al. Wojska Polskiego 90A/B
tel. 0-55 272-01-98, 0-603-691-302
NIP 579-134-91-08 REGON 170361358

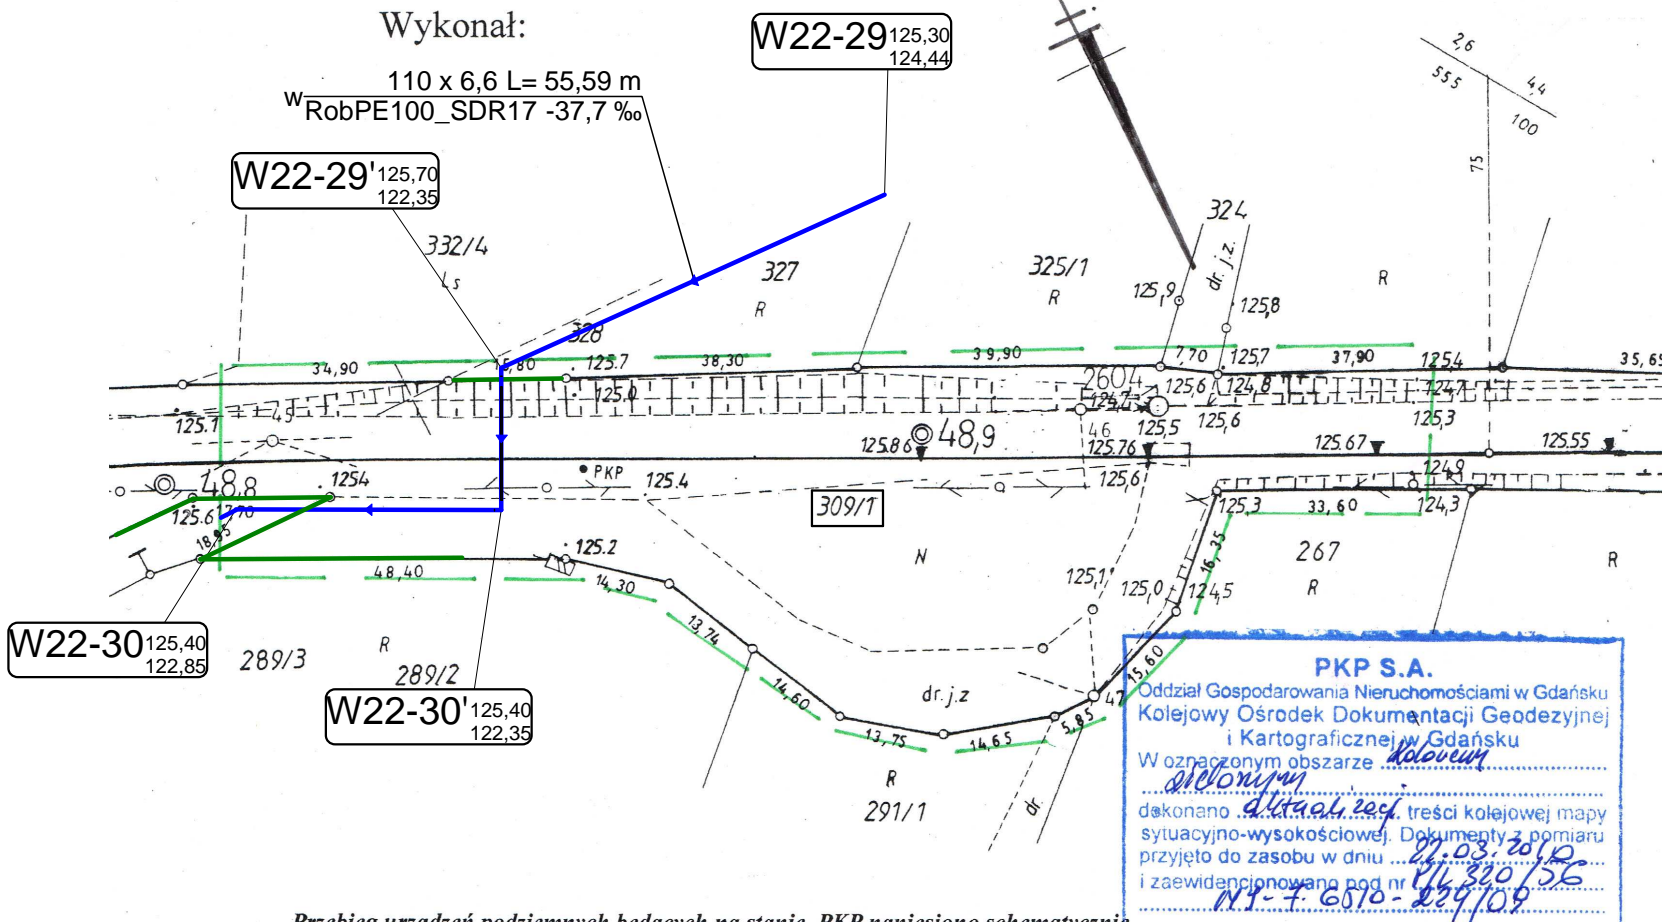

Przebieg urządzeń podziemnych będących na stanie PKP naniesiono schematycznie na podstawie danych uzyskanych ze służb branżowych. Nie wyklucza się istnienia innych urządzeń podziemnych, o których brak jest informacji.

PKP S.A.
Oddział Gospodarowania Nieruchomościami w Gdańsku
Kolejowy Ośrodek Dokumentacji Geodezyjnej i Kartograficznej w Gdańsku
W oznaczonym obszarze
dokonano aktualizacji treści kolejowej mapy sytuacyjno-wysokościowej. Dokumenty z pomiaru przyjęto do zasobu w dniu 27.03.2010 r. i zaewidencjonowano pod nr 11-7-6510-259/10.9
Gdańsk, dn. 27.03.2010
mgr inż. Czesław Doroszkiewicz
Wydział Geodezji

LEGENDA:

- PROJEKTOWANY WODOCIĄG
- RURA OSŁONOWA
- 309/1 NUMER DZIAŁKI
- GRANICA DZIAŁKI

Nazwa firmy Biuro Usług Projektowych 82-500 Kwidzyn, ul. Piłsudskiego 25 biuro: ul. Kopernika 3		Inwestor GMINA CZERSK 89-650 Czersk, ul. Kościuszki 27	
Temat Budowa sieci wodociągowej wraz z przyłączami do granic działek w miejscowościach Będźmierowice i Klaskawa Gmina Czersk.		Skala 1:1000	
Tytuł rys. Przebieg wodociągiem pod linią kolejową nr 215 Laskowice Pom. - Bąk dz. nr 309/1 obręb Klaskawa km. 48,96 - Projekt Zagospodarowania Terenu		Data 10.2013 r.	
Projektował: tech. bud. Bolesław Winnicki	1720/EI/92	Nr rys. 1	
Sprawdził: mgr inż. Ireneusz Klak	POM/0223/PWOS/10		
Asystent projektanta: Krzysztof Winnicki	----		