

Zakład Usług Komunalnych sp. z o.o.  
89-650 Czersk, ul. Kilińskiego 15  
tel. 52/398-63-04, 52/398-43-80  
NIP 555-18-18-271 Regon 771285592

30/04/2010


52/2010

Před projektováním do budovy, należy 2 typachnie  
przed wejściem na plac budowy poinformować  
ZUK-Czersk Spółka 2.00 o celu uskokosnia istniejącego  
urządzenia sica wod-kan.

Projekt urzadzenia

Kierownik sieci wod-kan

Andrzej Kulesza

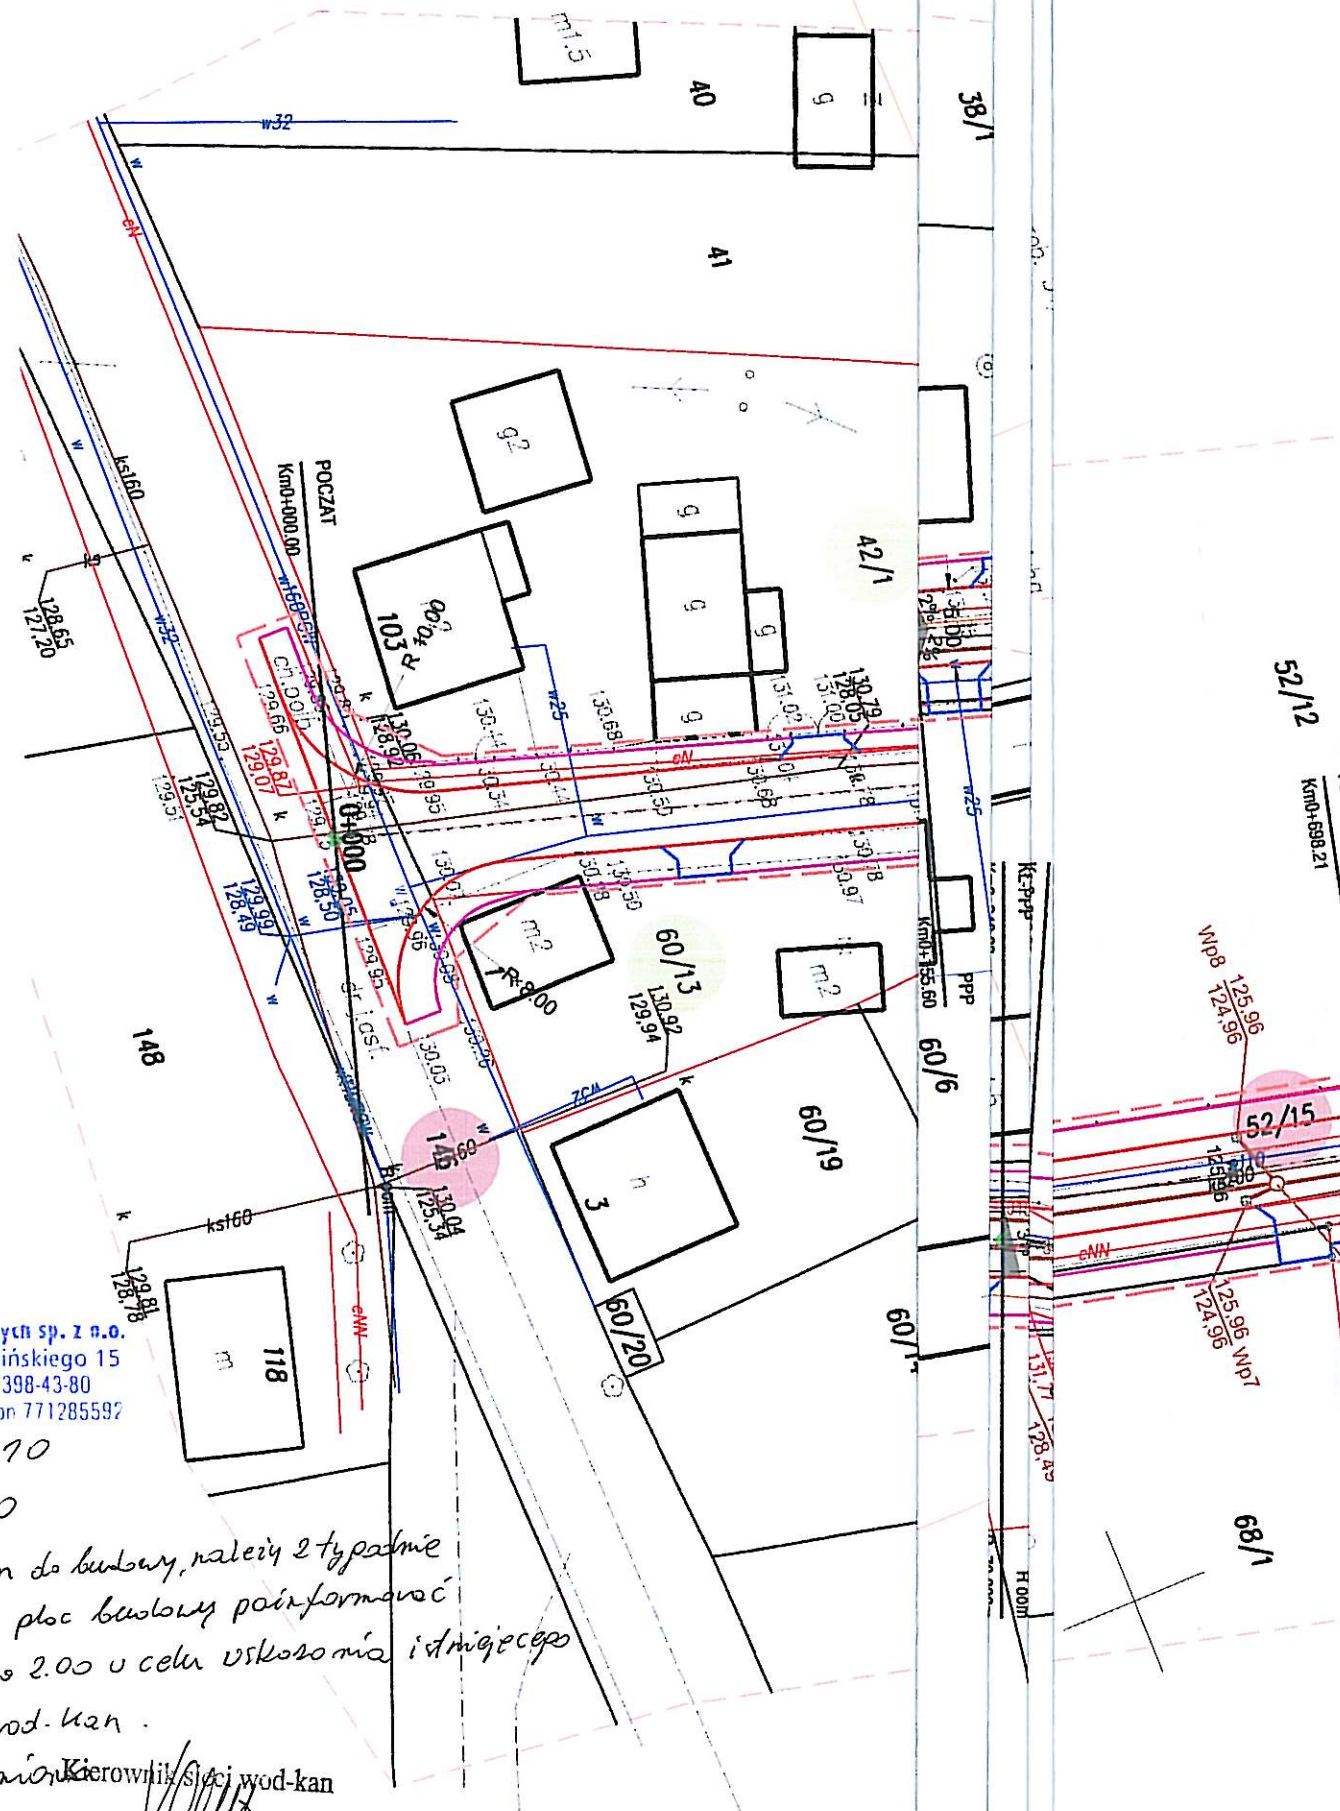

## GENDA

zchnia z BA - jezdnia

zchnia z kostki bet gr. 8cm - zjazd indywidualny (kolor czarny)

zchnia z kostki bet gr. 6cm - ciąg pieszorowerowy (kolor czerwony)

zchnia z kostki bet gr. 6cm - chodnik (kolor szary)

znik bet. 100x30x15 - "wysoki"

znik bet. 100x30x15 - "niski"

k drogowy bet. 100x25x12

te bet. 100x30x8

jektu budowlanego

deszczowy

na kanalizacja deszczowa

znaczone do podziału

znaczone do przejścia przez gminę w całości

ziółki przez które przebiega droga publiczna

dczam, że projekt budowlany  
odą elektroniczną na bazie mapy  
kościowej, która jest zgodna  
jętym do zasobu Powiatowego Ośrodka  
odezyjnej i Kartograficznej w Chojnicach

adres obiektu budowlanego

Budowa drogi gminnej  
Gm. Czarna Woda - nr drogi 224062G  
zacja deszczową w Gminie Czersk

restor: Gmina Czersk

Skala 1:500  
Nr rys 1

Uprawnienia	Podpis
W ski	
an	
anna	

9 kwiecień 2010