

# MAPA SYTUACYJNO-WYSOKOŚCIOWA

skala 1:1000

woj. : pomorskie  
gmina : Czersk  
obręb : Lipki  
działka : 1/18,1/29  
linia nr : 201 Nowa Wieś Wielka – Gdynia Port km.101,2-101,4

Mapa aktualna w zakresie oznaczonym kolorem zielonym  
na dzień 22.03.2010



USŁUGI GEODEZYJNE  
mgr inż. Marek Rybakowski  
82-200 Malbork, ul. Wierzbowa 7

Biurowo: 82-200 Malbork, Al. Wojska Polskiego 90A/B  
tel. 0-55 272-01-98, 0-603-691-302  
NIP 579-134-91-08 REGON 170361358

Wykonał:

mgr inż. Marek Rybakowski

GEODETA UPRAWNIONY  
Nr upraw. 14099

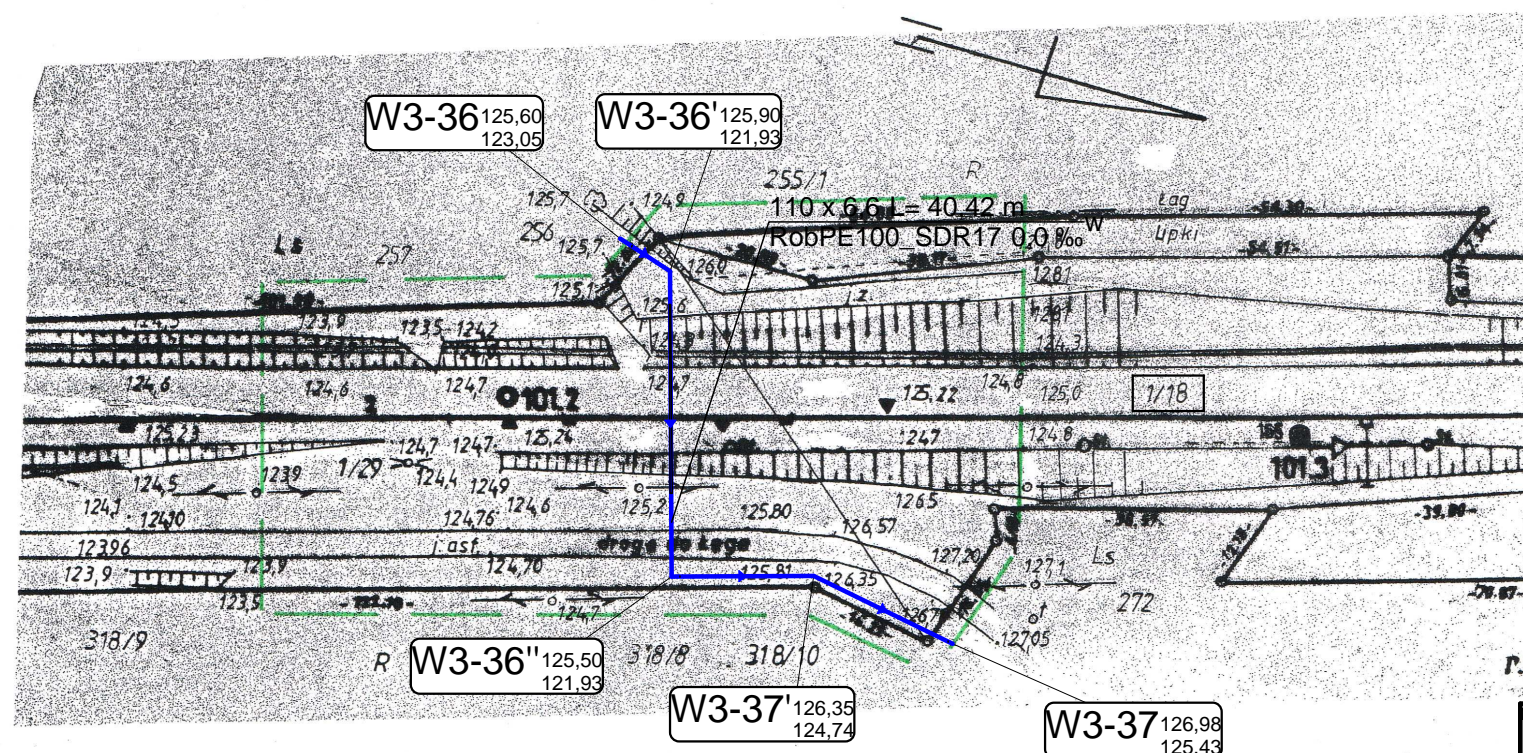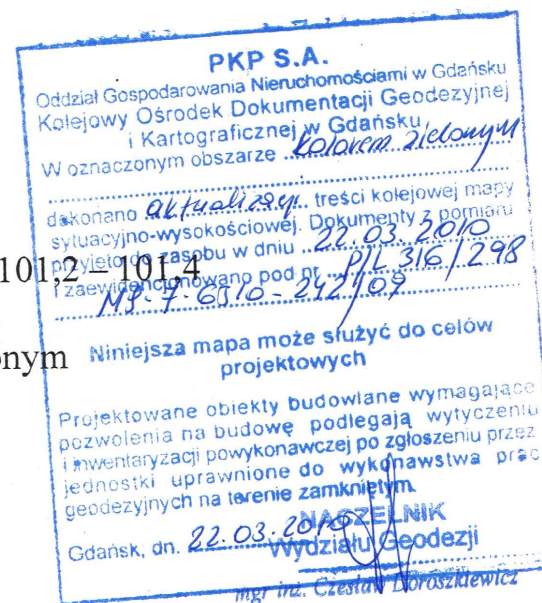

Przebieg urządzeń podziemnych będących na stanie PKP naniesiono schematycznie  
na podstawie danych uzyskanych ze służb branżowych. Nie wyklucza się istnienia innych  
urządzeń podziemnych, o których brak jest informacji.

## LEGENDA:

- PROJEKTOWANY WODOCIĄG
- RURA OSŁONOWA
- 309/1 NUMER DZIAŁKI
- GRANICA DZIAŁKI

Nazwa firmy	Biurowo Usług Projektowych 82-500 Kwidzyn, ul. Piłsudskiego 25 biurowo: ul. Kopernika 3	inwestor	GMINA CZERSK 89-650 Czersk, ul. Kościuszki 27
Temat	Budowa sieci wodociągowej wraz z przyłączami do granic działek w miejscowościach Będźmierowice i Klaskawa Gmina Czersk.		
Tytuł	Przebieg wodociągiem pod linią kolejową nr 201 N. Wieś Wielka - Gdynia Port dz. nr 1/18, 1/29 obręb Lipki km. 101,236 - Projekt Zagospodarowania Terenu		
Projektował:	tech. bud. Bolesław Winnicki	1720/EI/92	
Sprawdził:	mgr inż. Ireneusz Klak	POM/0223/PWOS/10	
Asystent projektanta:	Krzysztof Winnicki	----	
			Skala 1:1000 Data 10.2013 r. Nr rys. 2