


Tytuł rys. Projekt Zagospodarowania Terenu				Inżynieria Środowiska	
Temat Rozbudowa sieci wodociągowej i kanalizacyjnej z przyłączami gm. Czersk, Kwieki dz. 78, 83/1, 79/1, 81, 82 obr. 0009 Kwieki				mgr inż. Andrzej Pióro	
Godło 1706U swk				Data 25/11/2017	Skala 1:500
Nr rys. S1				Autor projektu mgr inż. Andrzej Pióro	
Strona: S8				Wykonał	
Niniejszym oświadczam, że projekt budowlany opracowano metodą elektroniczną na bazie mapy sytuacyjno-wysokościowej, która jest zgodna z oryginałem przyjętym do zasobu					

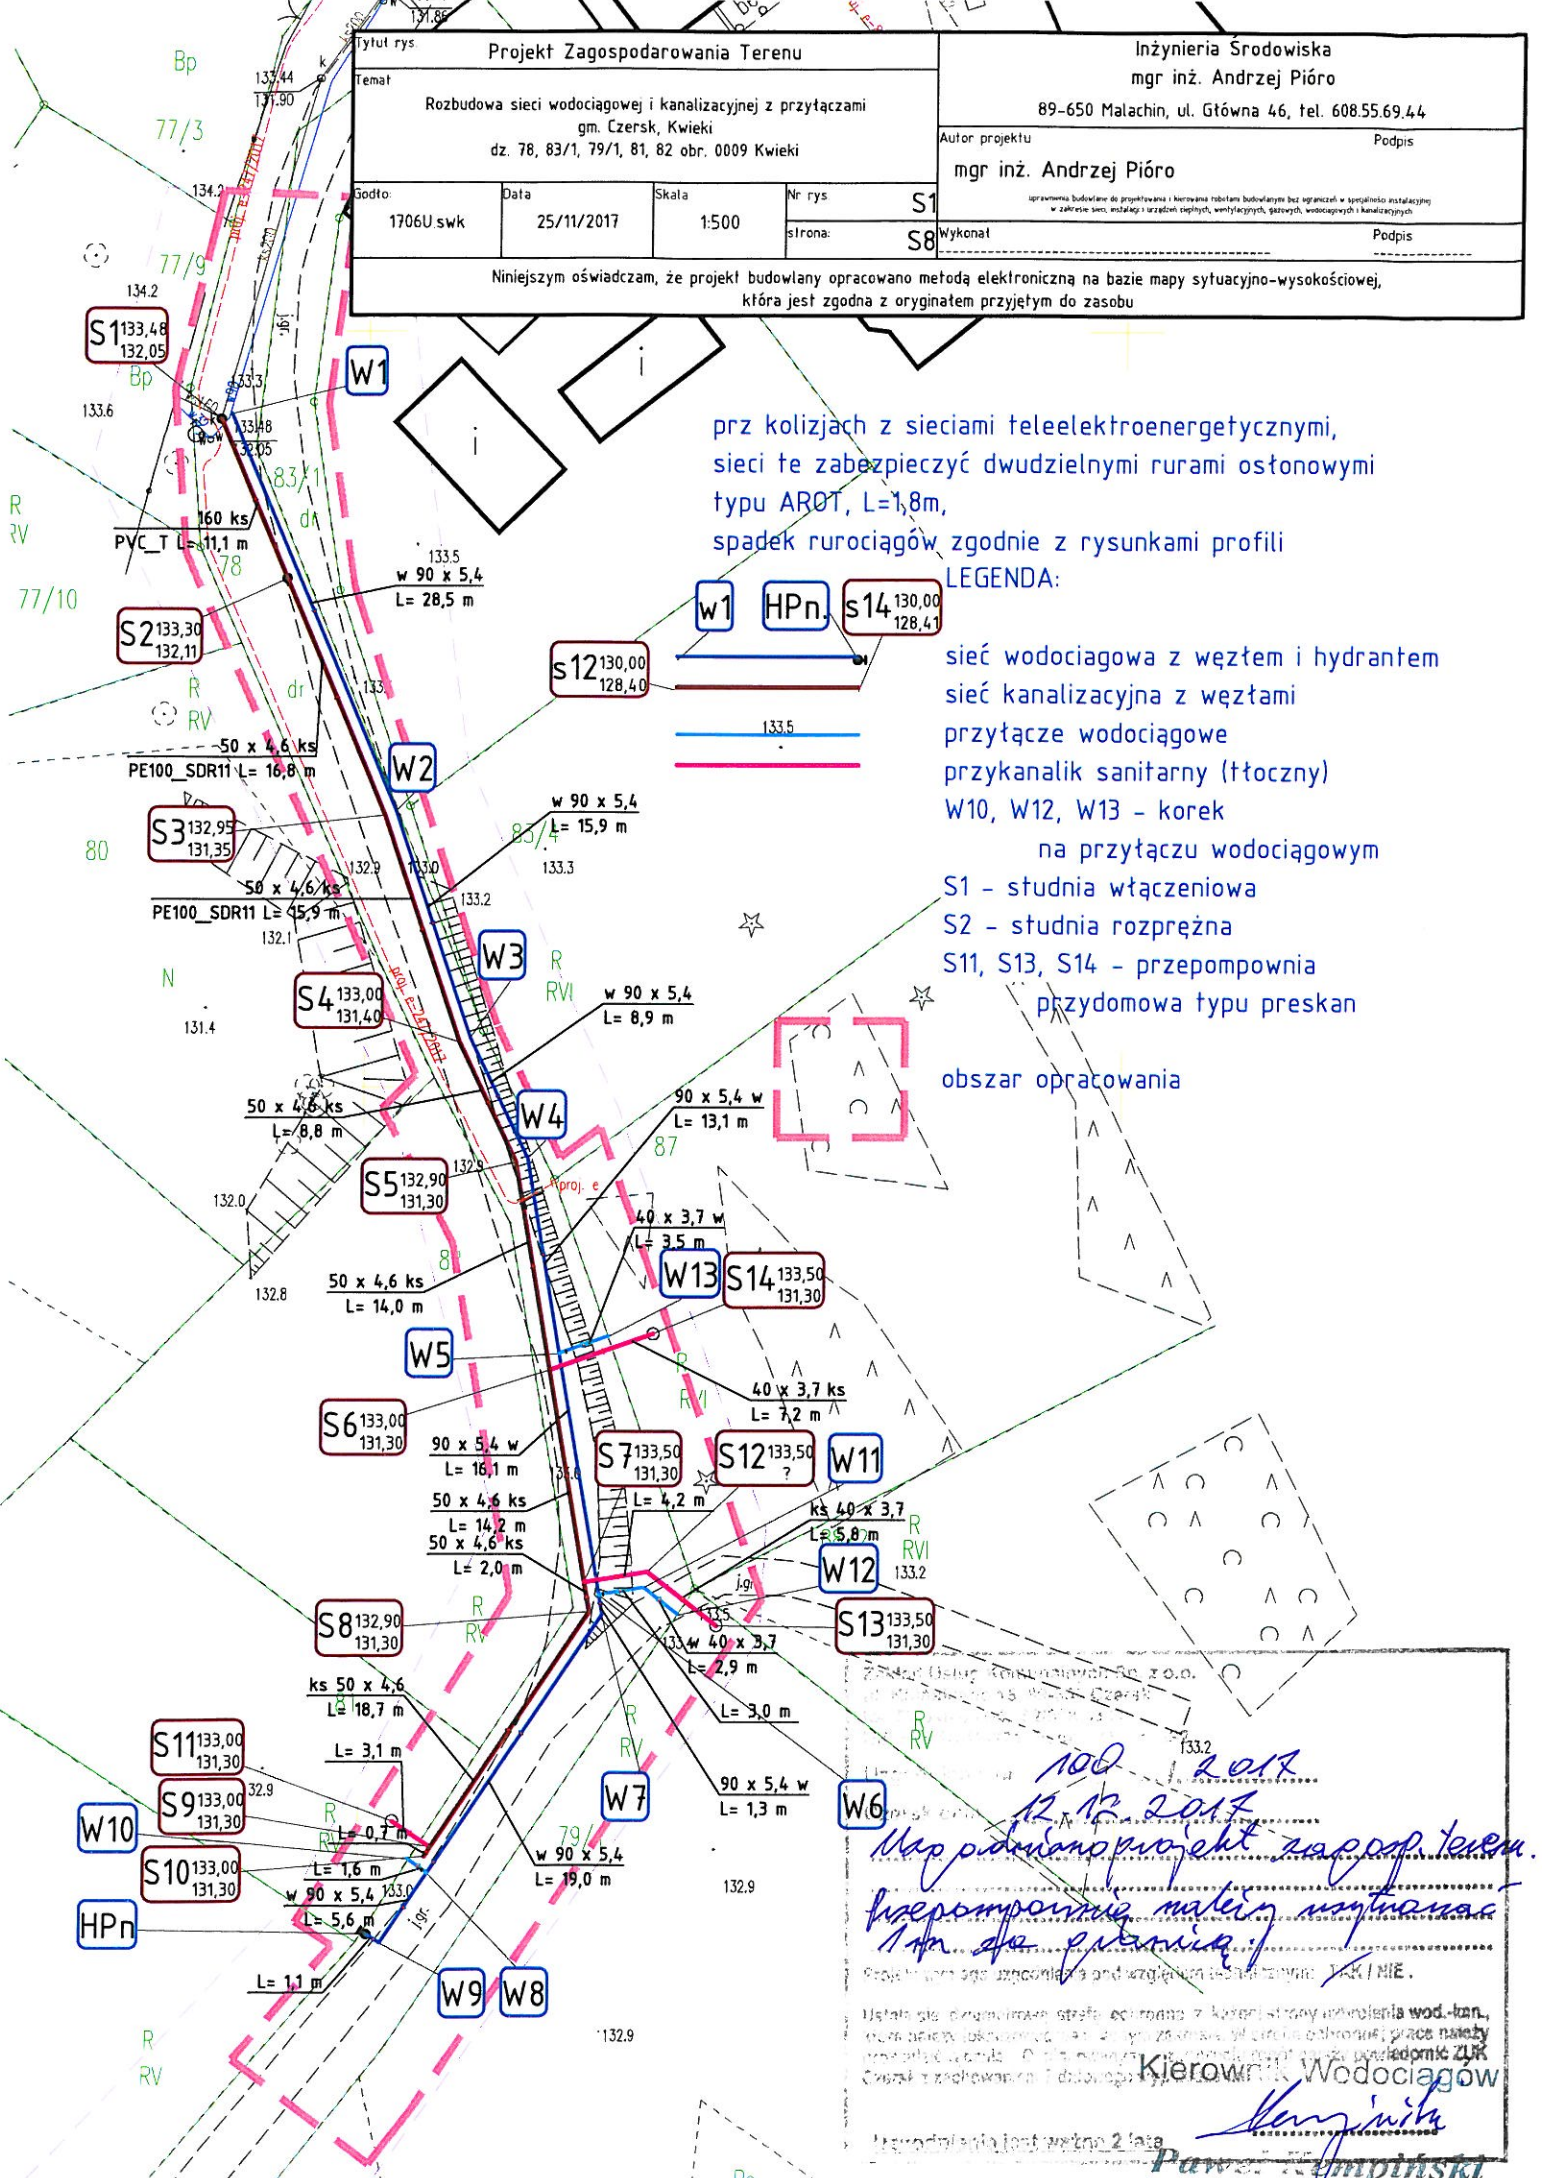

100 2017  
12.12.2017  
Mapa planu projektu zagosp. terenu.  
Przepompownia wody użytkowej  
1m dla pitania  
Projekt jest zgodny z projektem budowlanym. TAK / NIE.  
Ustala się kierownik strażnicy ochrony z kierownictwa wod.-kan.  
Kierownik Wodociągów  
Paweł Kempniński