


PROJEKT ZAGOSPODAROWANIA TERENU
LINIA KABLOWA OŚWIETLENIA DROGOWEGO
Czersk ul. Kazimierza Wielkiego
Działki: 1808/1, 1810/8
INWESTOR: GMINA CZERSK
89-650 CZERSK UL. KOŚCIUSZKI 27

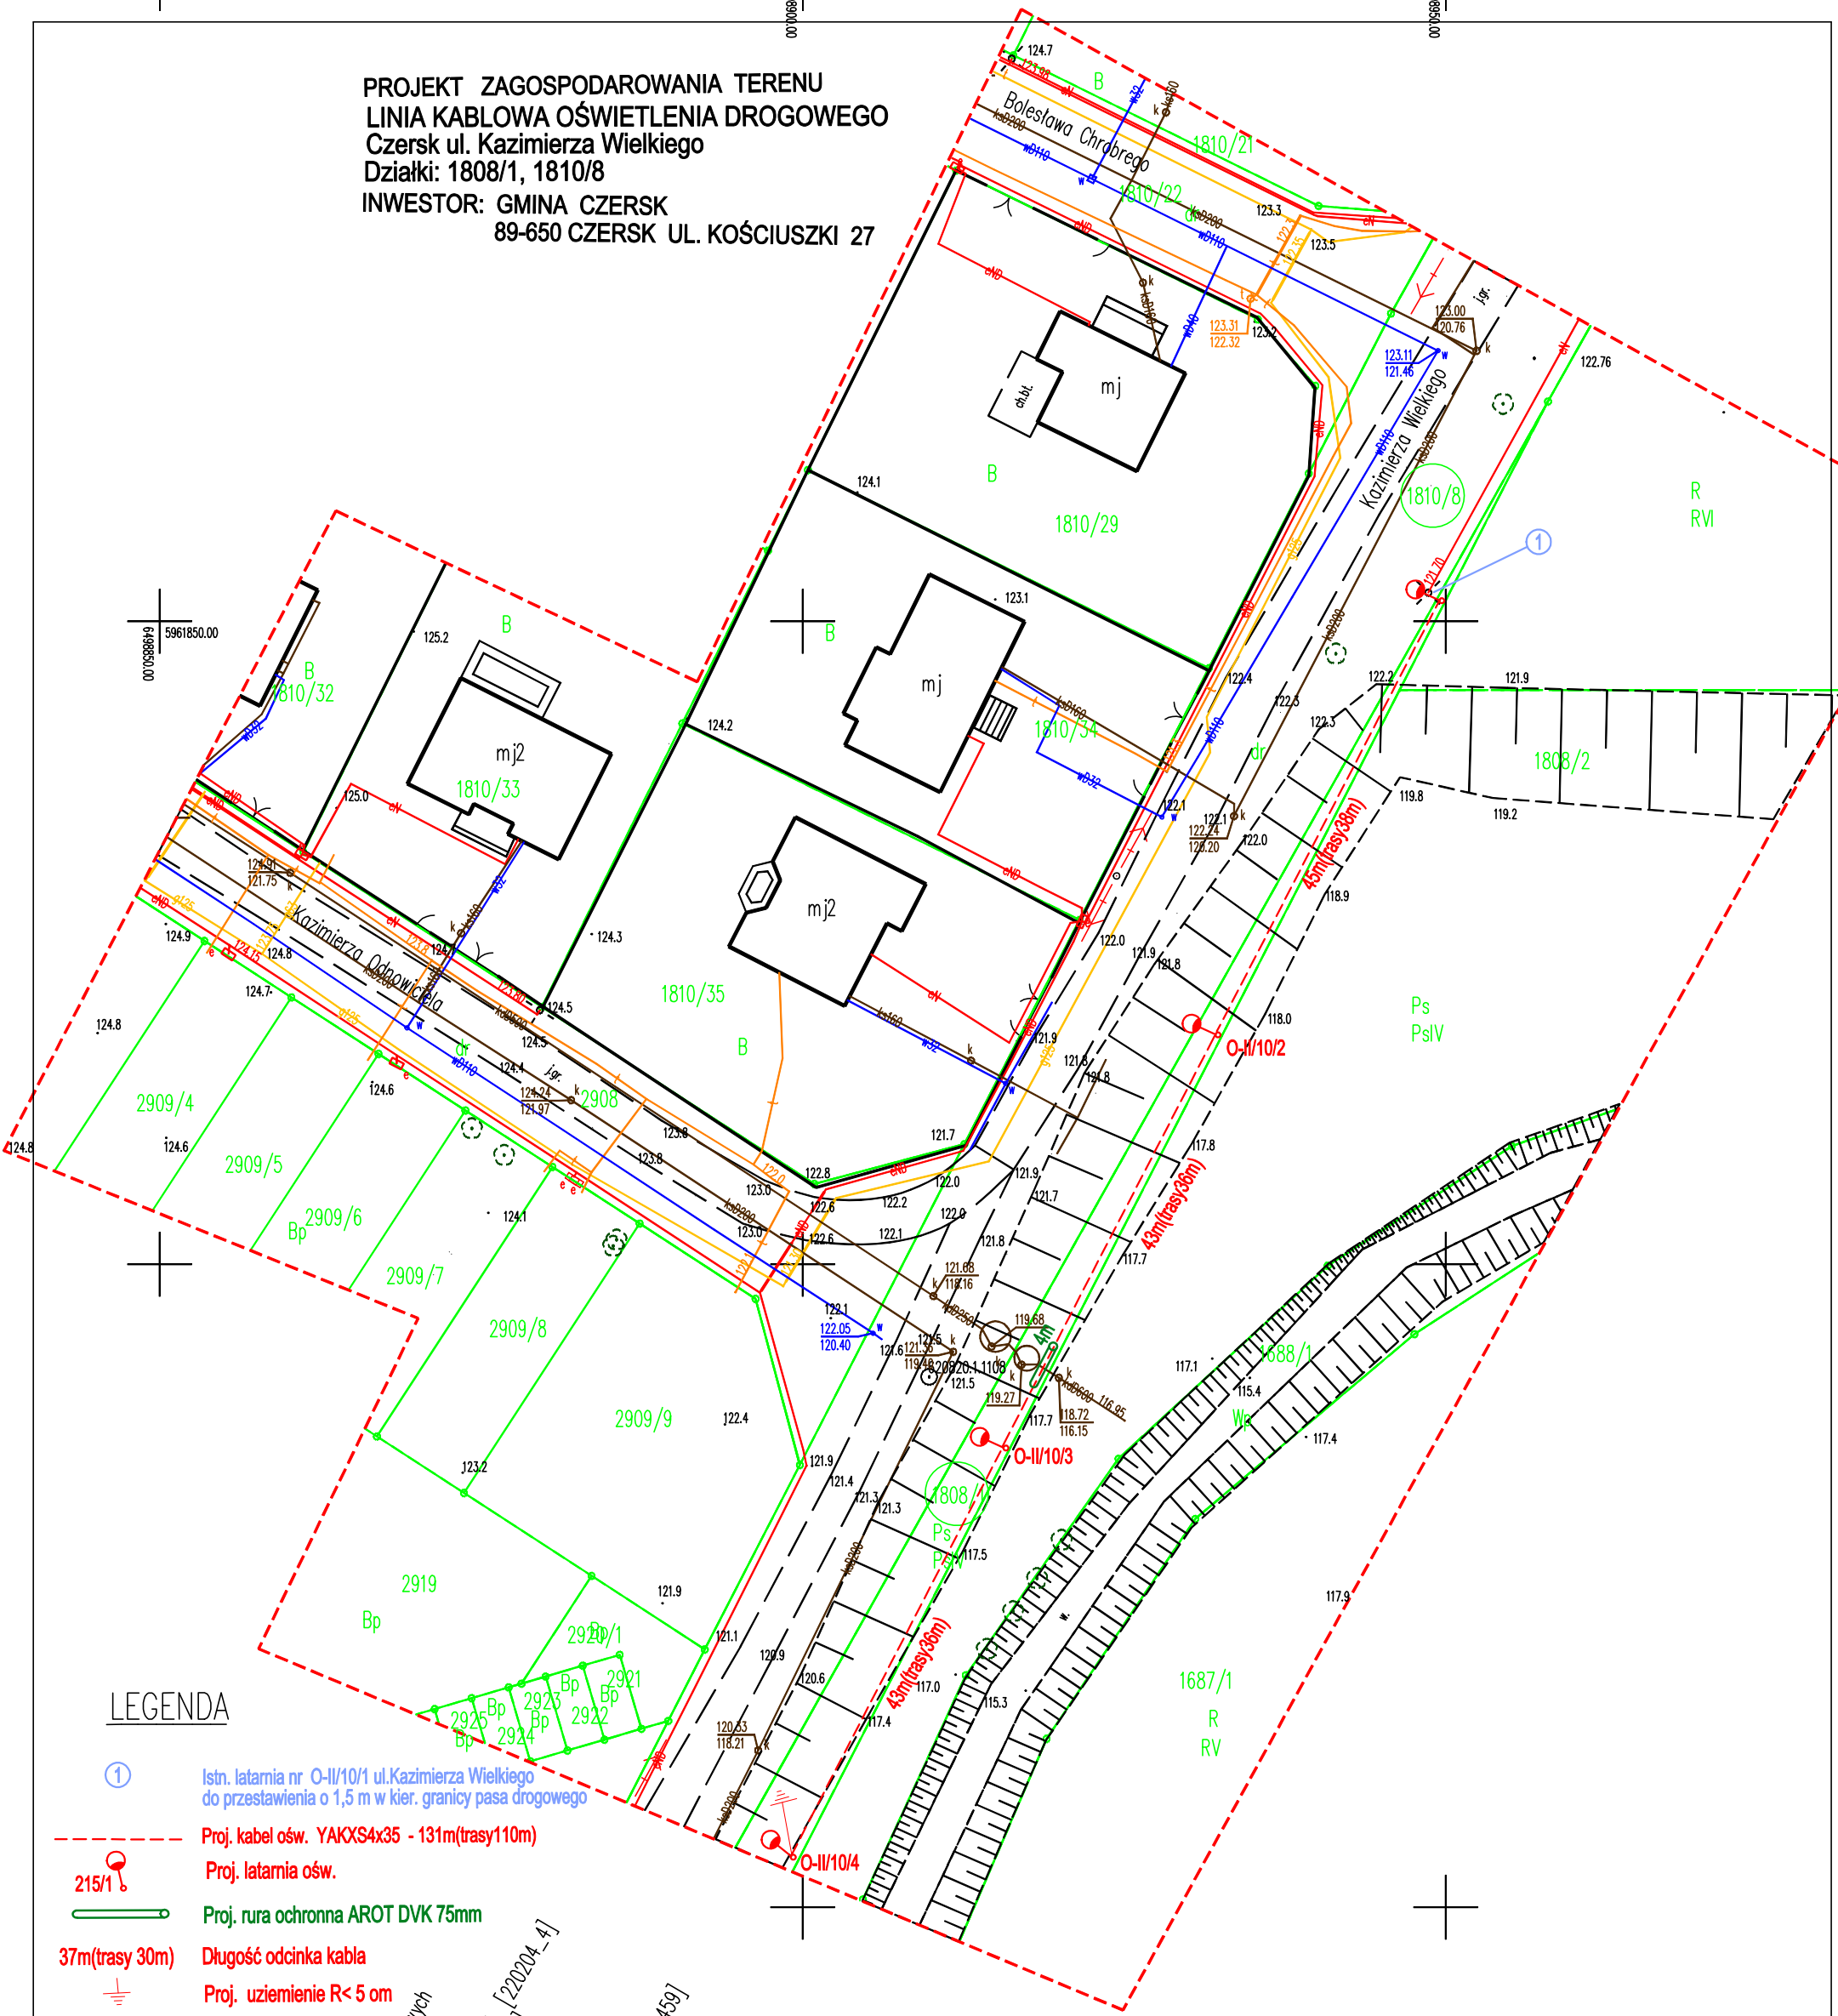

LEGENDA

- ① Istn. latarnia nr O-II/10/1 ul. Kazimierza Wielkiego do przestawienia o 1,5 m w kier. granicy pasa drogowego
- Proj. kabel ośw. YAKXS4x35 - 131m(trasy110m)
- 215/1 Proj. latarnia ośw.
- Proj. rura ochronna AROT DVK 75mm
- 37m(trasy 30m) Długość odcinka kabla
- Proj. uziemienie R< 5 om

Niniejszym oświadczam, że projekt budowlany opracowano metodą elektroniczną na bazie mapy sytuacyjno-wysokościowej, która jest zgodna z oryginałem przyjętym do zasobu Powiatowego Ośrodka Dokumentacji Geodezyjnej i Kartograficznej w Chojnicach IZP: 6640.559.2019

23.04.2019

Mapa do celów projektowych skala 1:500
dz. 2908, 1810/8
obr. ewidencyjny: Czersk [0001] [220204-4]
GEOINFORMATYKA Usługi geodezyjne
mgr inż. Mateusz Marciniak
ul. Witosa 15 89-632 Brusy
sprawdziła: Grażyna Marcinia
IZP: 6640.559.2019
Układ współrzędnych płaskich 2000
LEGENDA:
zakres opracowania
data wykonania: 08.03.2019
Granice nieruchomości zostały przyjęte z Ewidencji
Gruntów i Budynków i nie dokonano ustaleń
przebiegu granic nieruchomości
Mapa wykonana została bez ustaleń
księgozawodcy i nie została
Nie wykonano geodezyjnych
podziemnych dla których brak było informacji
branżowych i nie zostały odwołane w
czasie inwentaryzacji geodezyjnej.

USŁUGI PROJEKTOWE I NADZORY BRANŻY ELEKTRYCZNEJ
89-600 CHOJNICE UL. WIŚNIOWA 2

Nazwa i adres obiektu budowlanego:
LINIA KABLOWA OŚWIETLENIA DROGOWEGO
Czersk ul. Kazimierza Wielkiego, Działki: 1808/1, 1810/8

Przedmiot: **PROJEKT ZAGOSPODAROWANIA TERENU** Data: 23.04.2019 Skala: 1:500

Projektant: Edmund Hapka UAN-KZ-7210/ 210/89 w specjalności Instalacyjno Inżynierskiej w zakresie sieci i instalacji elektrycznych Podpis: Nr rys.: 1

Sprawdzający: Adam Linda 70/Gd/2002 w specjalności Instalacyjnej w zakresie sieci, instalacji i urządzeń elektrycznych oraz elektroenergetycznych Podpis: